
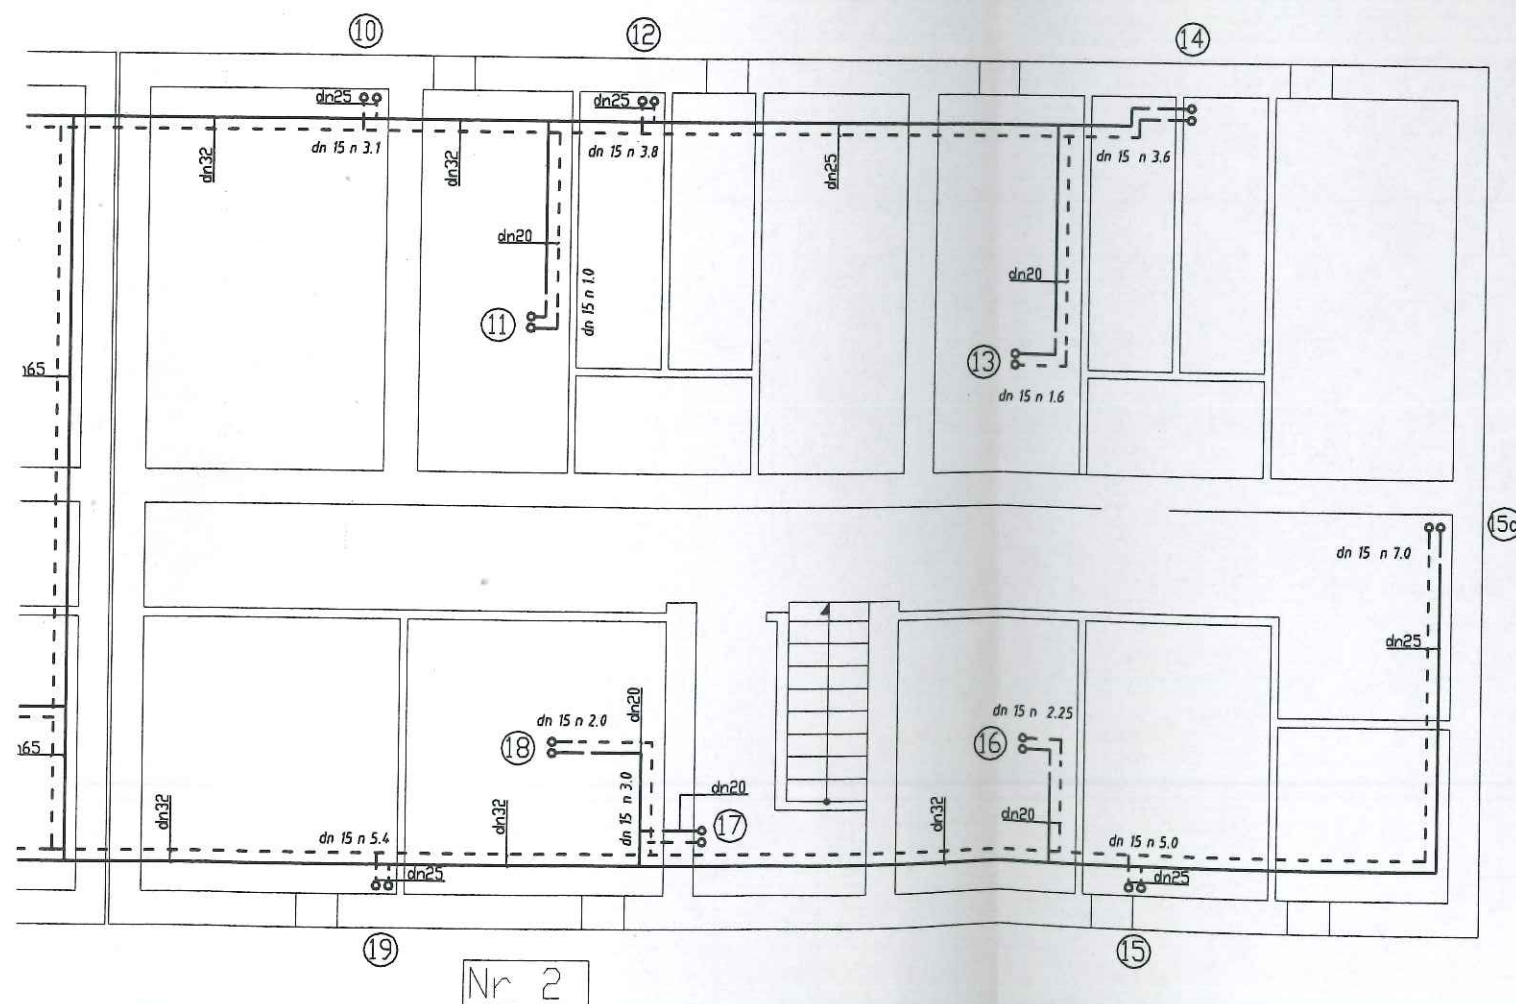


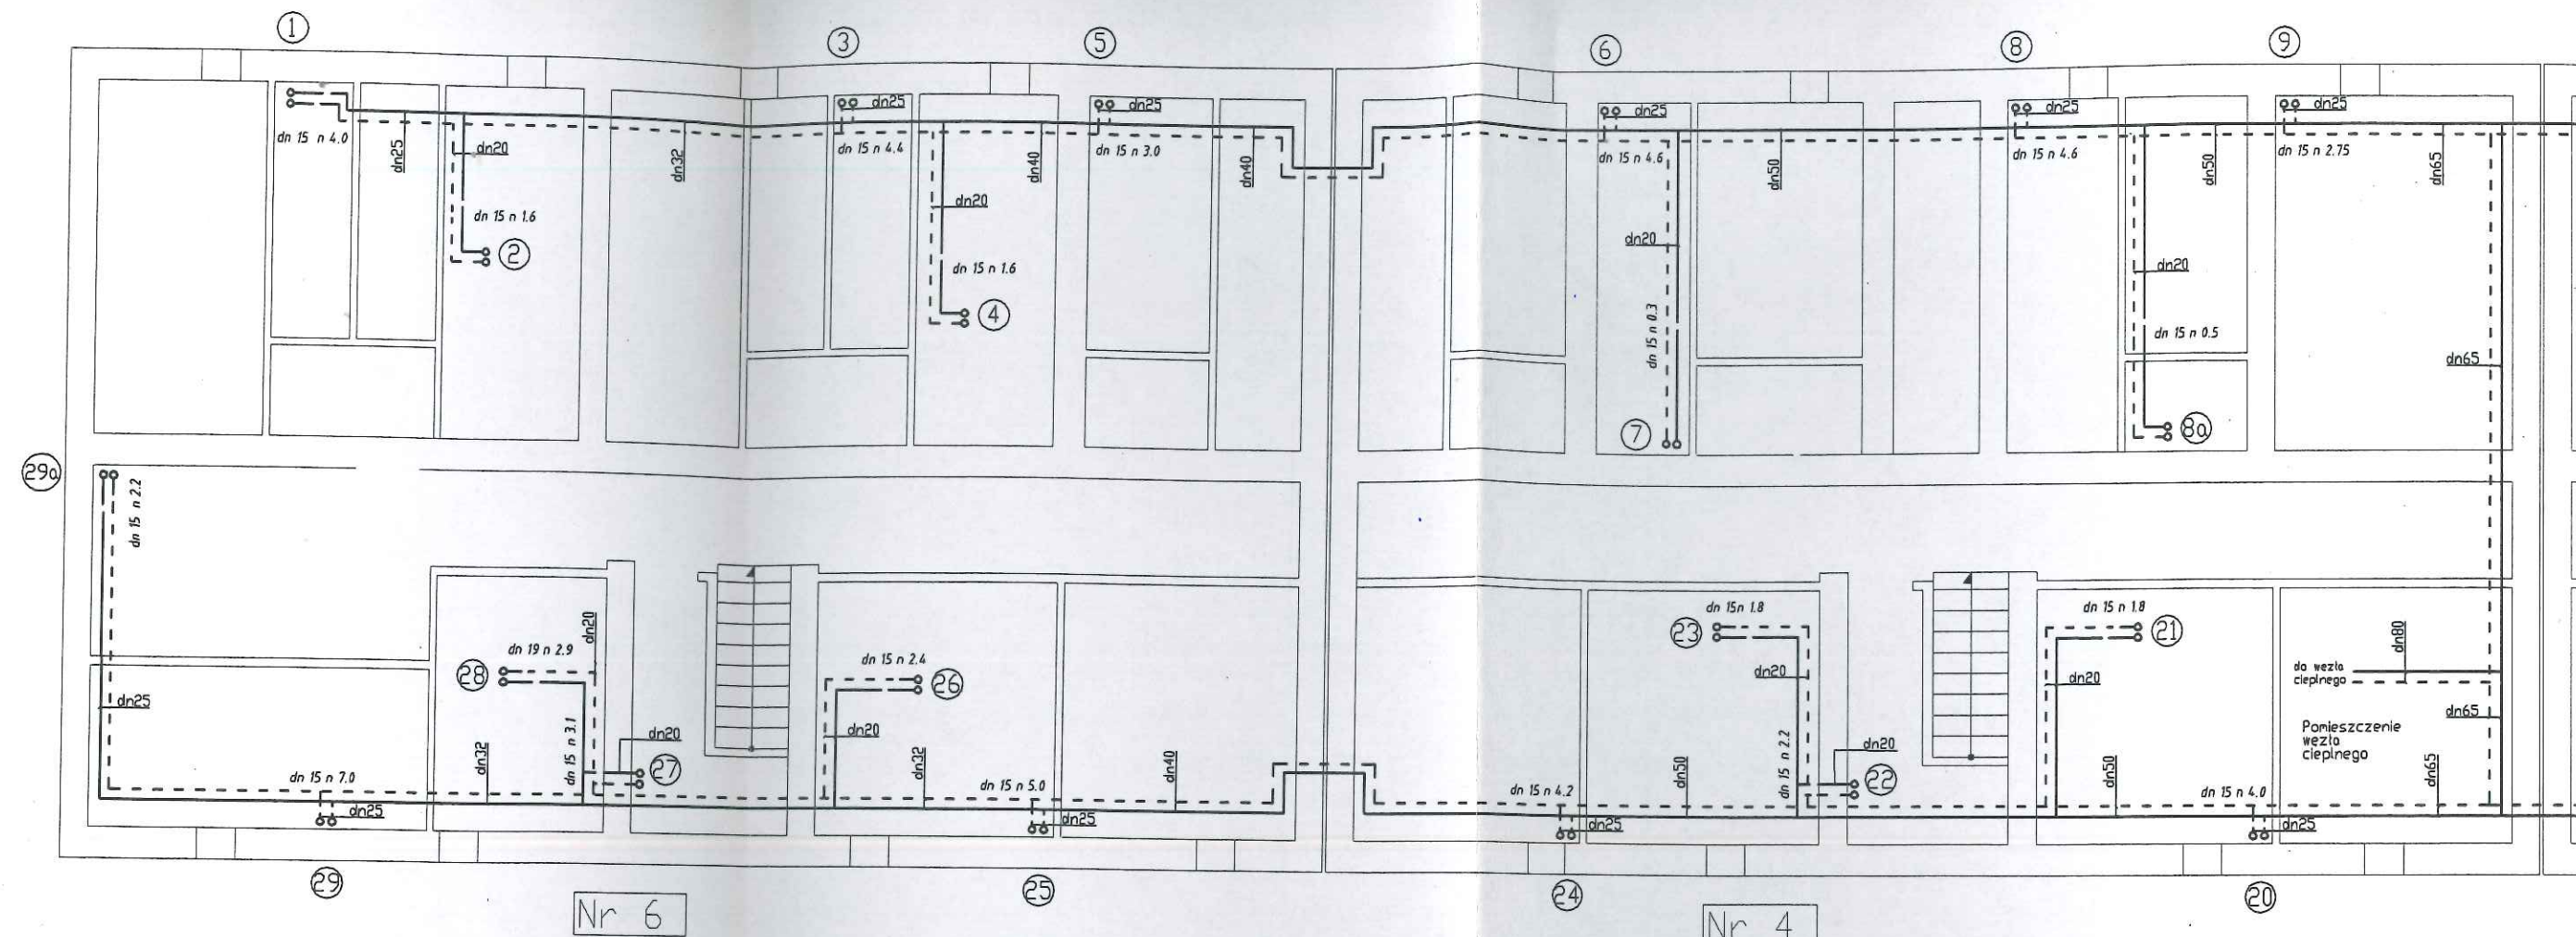

LEGENDA:



- ⑦ - numer pionu
- - przewód zasilający
- - - - - przewód powrotny
- - - - - zawór regulacyjny Hydrocontrol
- - - - - zawór odcinający ze złączką do węzła
- 766V - zapotrzebowanie na ciepło pomieszczenia
- 1/2 20°C - nr mieszkania/pomieszczenia
- temperatura obliczeniowa
- TA1/21 - typ grzejnika/ilość elementów
- N2,0 - nastawa wstępna zaworu grzejnikowego
- dn 15 n 2,5 - średnica i nastawa wstępna zaworu podpionowego
- - grzejniki zinwentaryzowane
- - grzejniki dla których przyjęto wielkość obliczeniową

UWAGI:

- wszystkie montowane zawory regulacyjne mają średnicę DN 15
- na rozwinięciu i rzutach podano istniejące lub przyjęte do obliczeń średnice przewodów

"EXTERM" Sp. z o.o. Gliwice ul. Robotnicza 4a

Tytuł rys.: Rzut piwnic		Opracowanie:		Objekt: Budynek mieszkalny ul. Górnicza 2-6 Wodzisław Śląski	
Projekt regulacji instalacji c.o.		Projektował:		Inwestor:	
	Nazwisko	Nr upr.	Podpis	ZGMiR w Wodzisławiu Śląskim	
	M. Piotrowski	410/02	<i>[Signature]</i>		
	I. Piotrowska		<i>[Signature]</i>		
	M. Czogalik		<i>[Signature]</i>	Nr umowy UE04/019 Skala 1:100	
Sprawdził:	B. Gadkowska	1666/94	<i>[Signature]</i>		
Nr rys. 02					

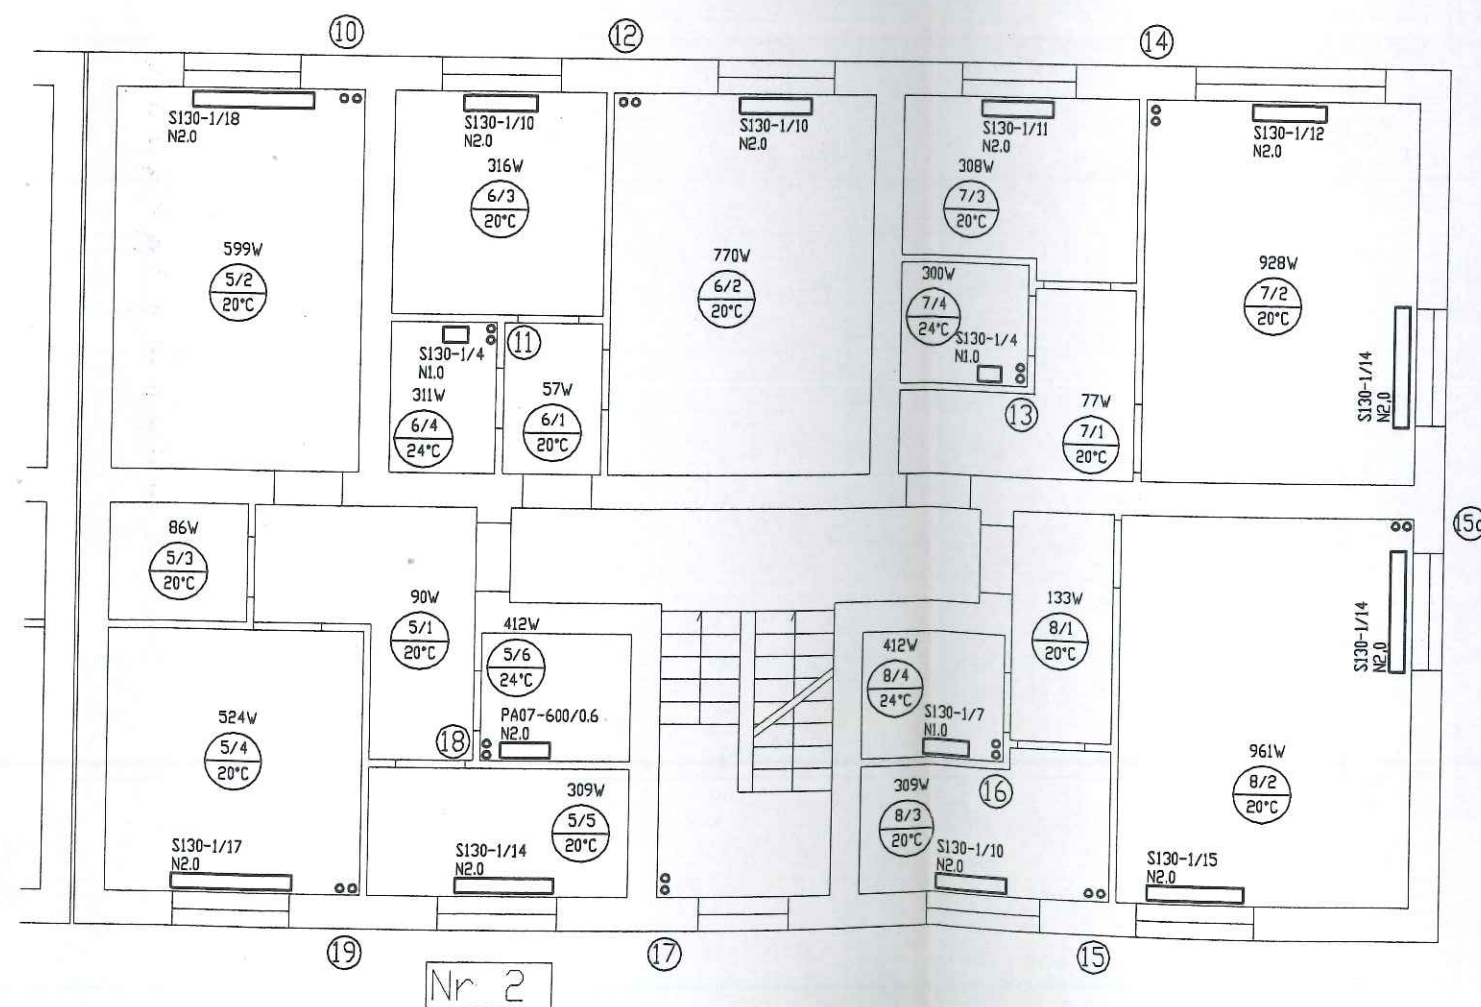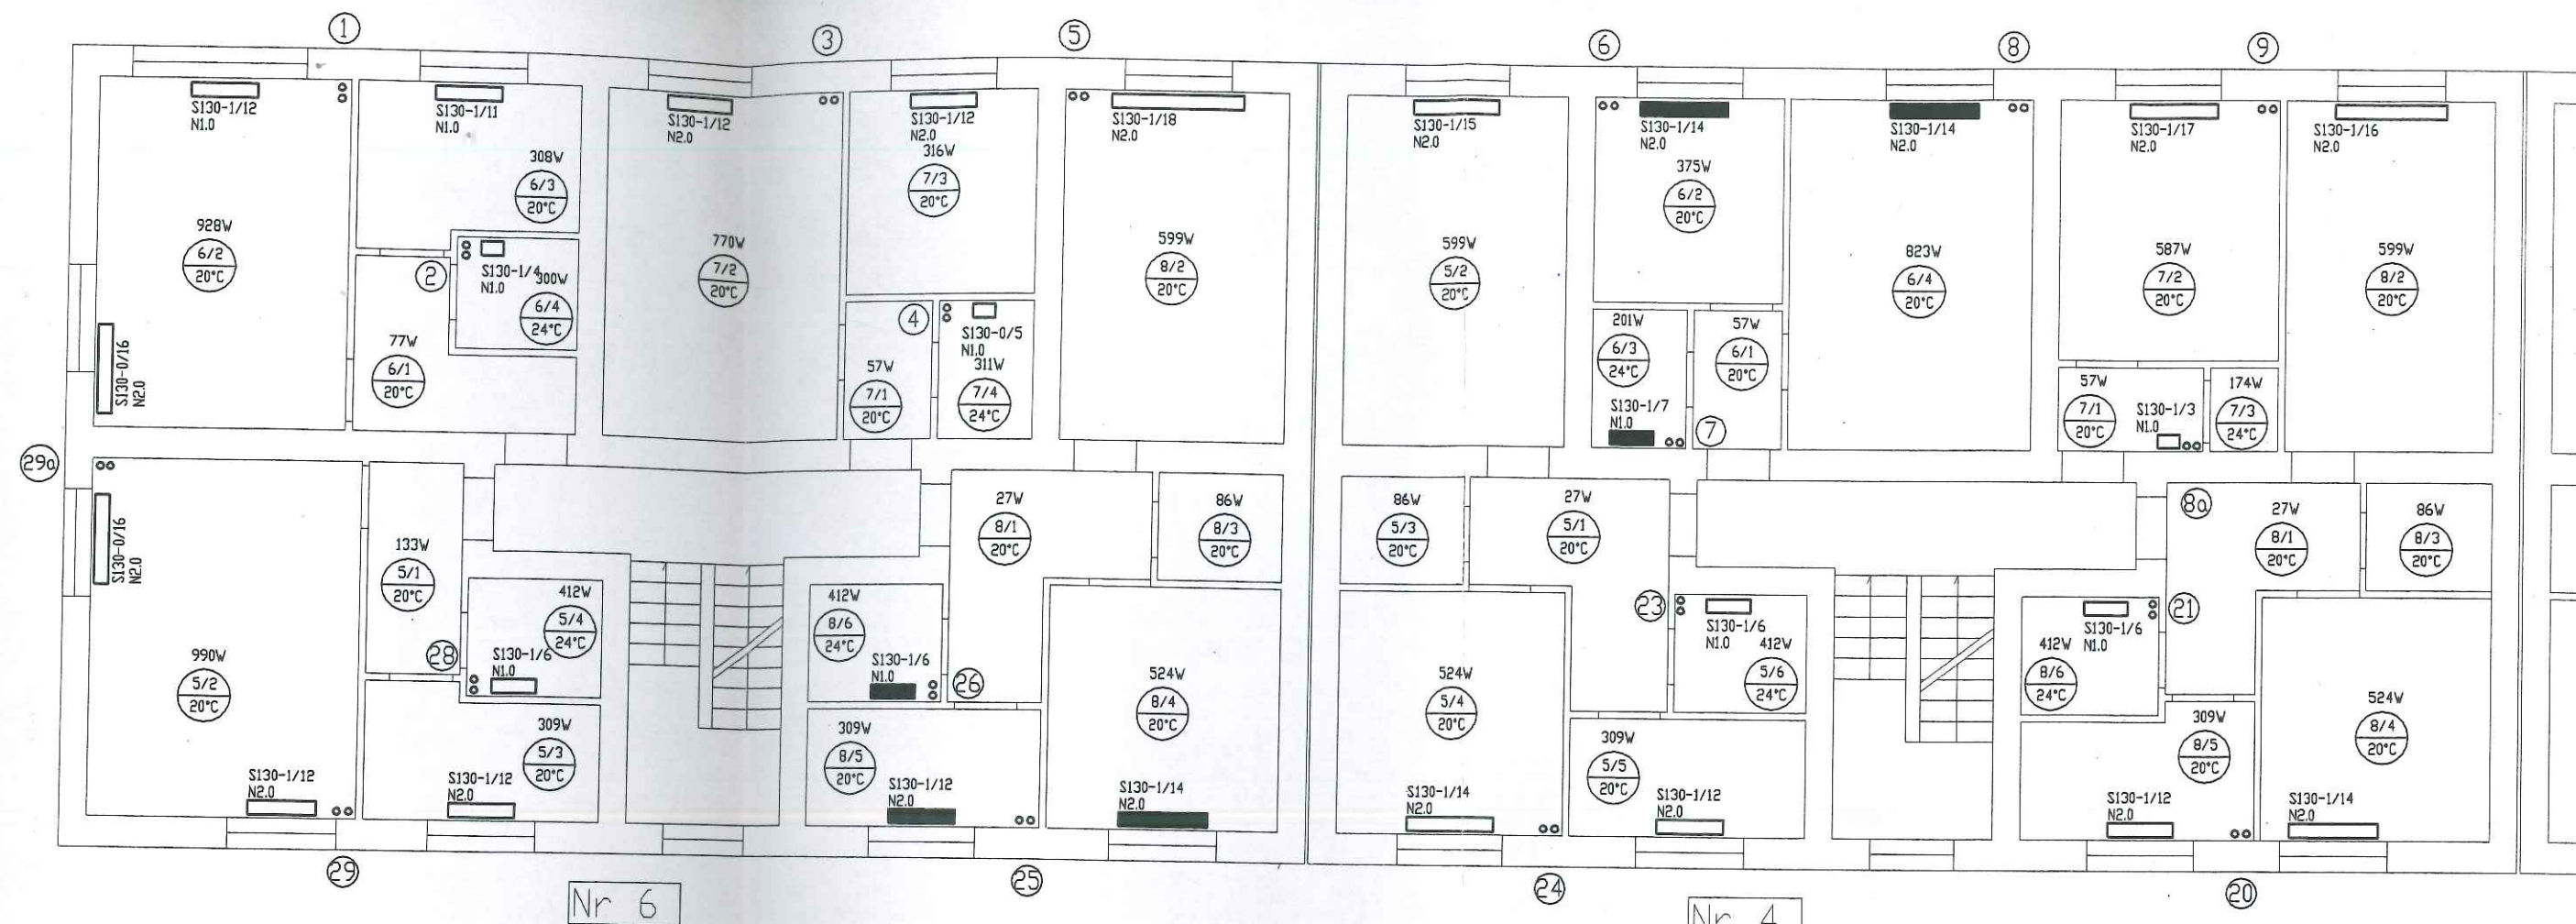

LEGENDA:


- ⑦ - numer pionu
- - przewód zasilający
- - - - - przewód powrotny
- <- - zawór regulacyjny Hydrocontrol
- >- - zawór odcinający ze złączką do węży
- 766W - zapotrzebowanie na ciepło pomieszczenia
- 1/2 20°C - nr mieszkania/pomieszczenia
- 20°C - temperatura obliczeniowa
- TAI/21 - typ grzejnika/ilość elementów
- N2.0 - nastawa wstępna zaworu grzejnikowego
- dn 15 n 2.5 - średnica i nastawa wstępna zaworu podpionowego
- - grzejniki zinwentaryzowane
- - grzejniki dla których przyjęto wielkość obliczeniową

UWAGI:

- wszystkie montowane zawory regulacyjne mają średnicę DN15
- na rozwinięciu i rzutach podano istniejące lub przyjęte do obliczeń średnice przewodów

"EXTERM" Sp. z o.o. Gliwice ul. Robotnicza 4a

Tytuł rys.: Rzut I piętra			
Opracowanie: Projekt regulacji instalacji c.o.		Obiekt: Budynek mieszkalny ul. Górnicza 2-6 Wodzisław Śląski	
Projektował:	Nazwisko	Nr upr.	Podpis
	M. Piotrowski	410/02	<i>[Signature]</i>
	I. Piotrowska		<i>[Signature]</i>
	M. Czogalik		<i>[Signature]</i>
Sprawdził:	B. Gądkowska	1666/94	
Nr umowy: UE04/019		Skala: 1:100	Nr rys.: 04

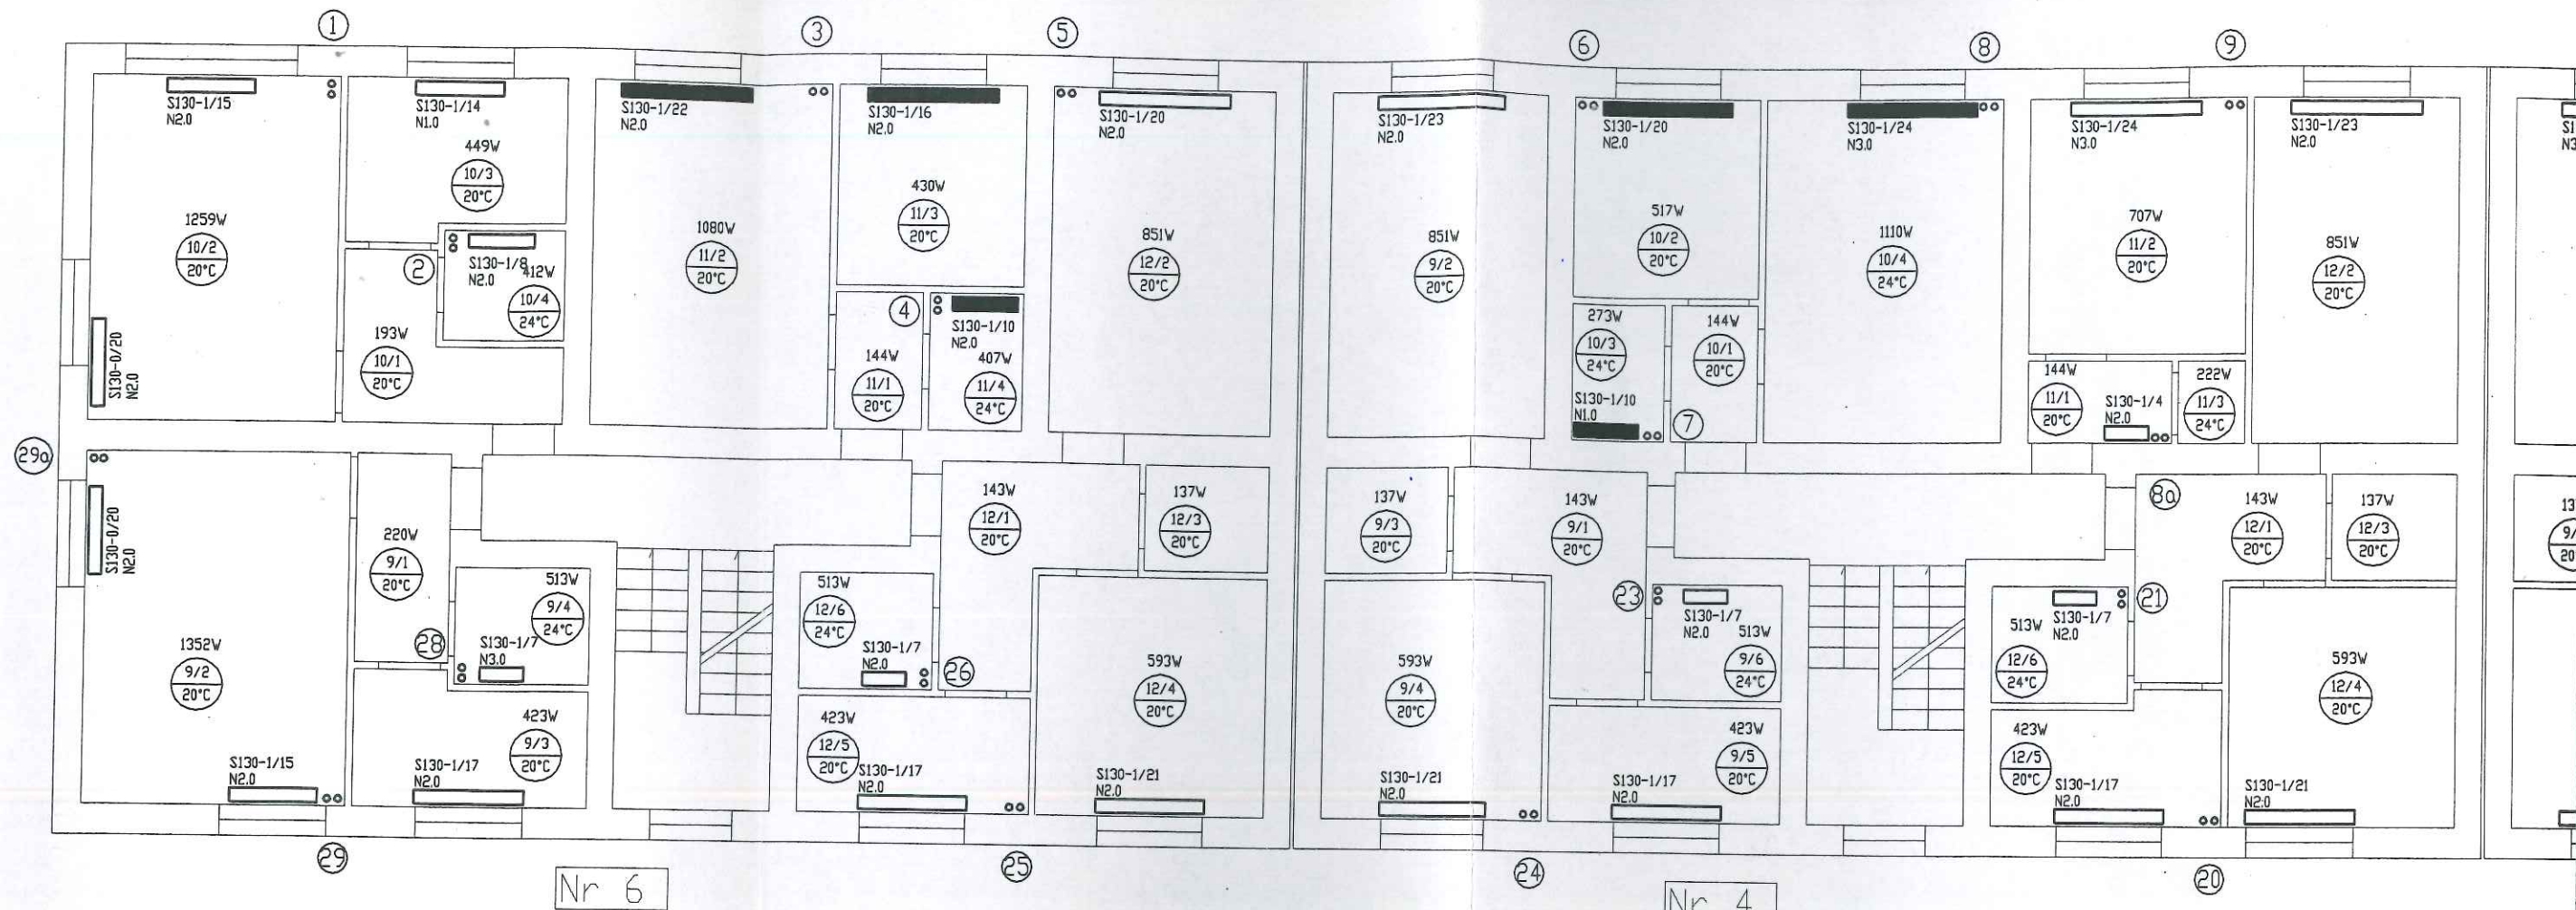

LEGENDA:

- ⑦ - numer pionu
- - przewód zasilający
- - - - - przewód powrotny
- >- - zawór regulacyjny Hydrocontrol
- >- - zawór odcinający ze złączką do weża
- 766W - zapotrzebowanie na ciepło pomieszczenia
- 1/2 20°C - nr mieszkania/pomieszczenia
- TA1/21 - typ grzejnika/ilość elementów
- N2.0 - nastawa wstępna zaworu grzejnikowego
- dn 15 n 2.5 - średnica i nastawa wstępna zaworu podpionowego
- - grzejniki zinwentaryzowane
- - grzejniki dla których przyjęto wielkość obliczeniową

UWAGI:

- wszystkie montowane zawory regulacyjne mają średnicę DN 15
- na rozwinięciu i rzutach podano istniejące lub przyjęte do obliczeń średnice przewodów

"EXTERM" Sp. z o.o. Gliwice ul. Robotnicza 4a

Tytuł rys.: Rzut II piętra		Opracowanie:		Objekt: Budynek mieszkalny ul. Górnicza 2-6 Wodzisław Śląski	
Projektował:		M. Piotrowski		410/02	
Sprawdził:		B. Gadkowska		1666/94	
Nr umowy		UE04/019		Skala 1:100	
Nr rys.		05			