



Adres budowy: Budynek usługowo biurowy		Projektant: ELPROJEKT Piotr Garbaczewski		Skala 1:100		Data 06.09.21	
Kubsza 28, 28A		Wiejska 64		Nazwa Zabezpieczenie p.poż. budynku usługowo biurowego w Wodzisławiu ul.Kubsza 28			
Wodzisław Śląski		Wodzisław Śląski					
Opracowujący:		Podpis		Nazwa		Opis Plan instalacji elektrycznej	
Sprawdził:				mgr inż.Piotr Garbaczewski			
Klient: Wspólnota Mieszkaniowa Nieruchomości				Numer projektu: E/13/2021		System oddymiania Piwnica	
Ulica: Kubsza 28, 28A							
Miejscowość: Wodzisław Śląski							
						Nr.Rys. 1 B	

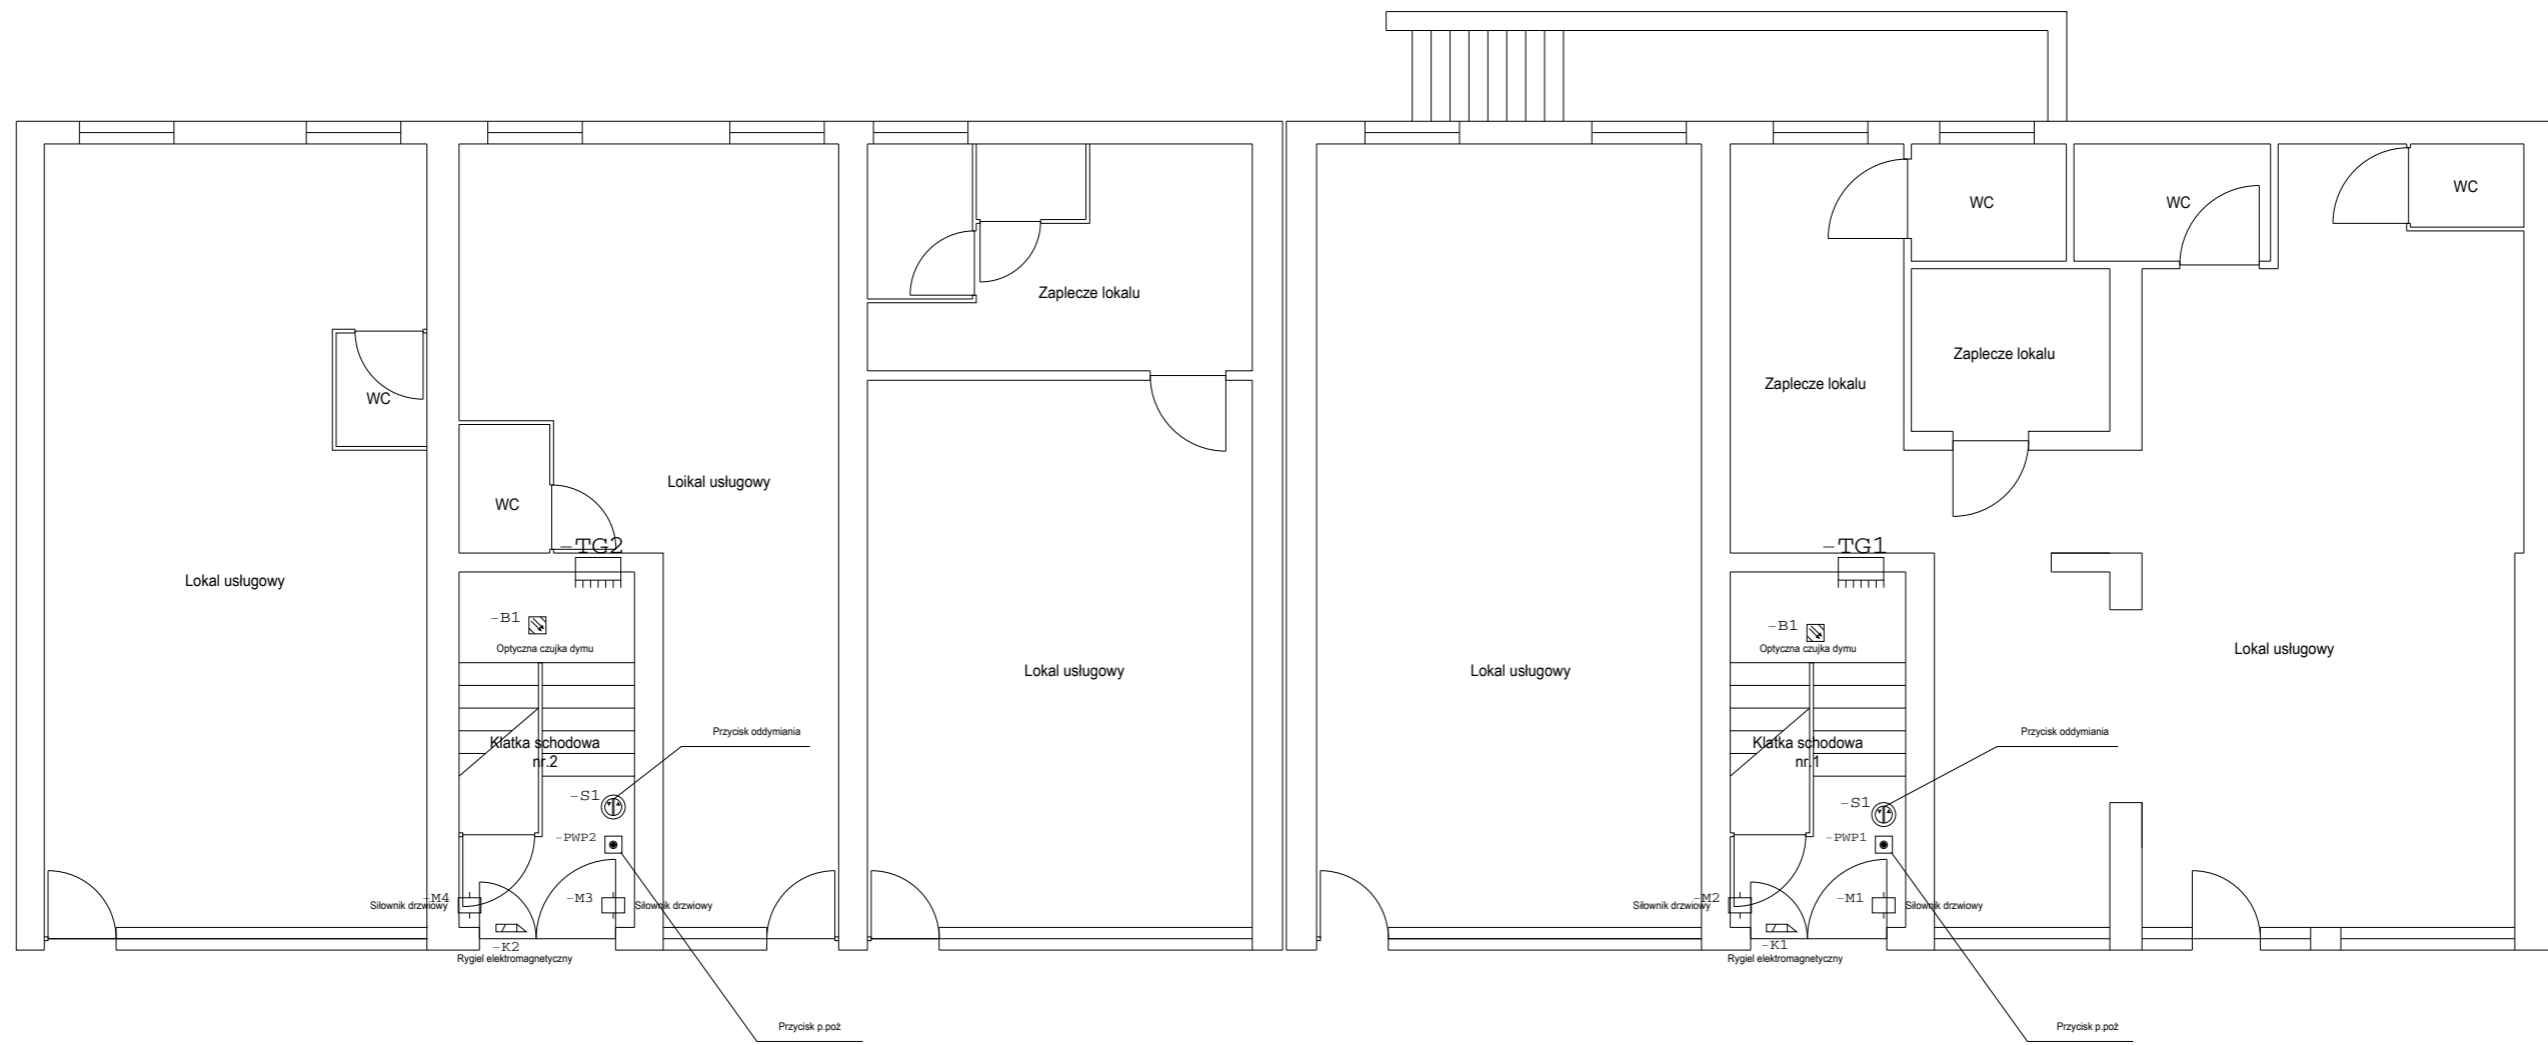


Segment budynku nr.28A

Segment budynku nr.28


Adres budowy: Budynek usługowo biurowy		Projektant: ELPROJEKT Piotr Garbaczewski		Skala 1:100	Data 06.09.21
Kubsza 28, 28A		Wiejska 64		Nazwa Zabezpieczenie p.poż. budynku usługowo biurowego w Wodzisławiu ul.Kubsza 28	
Wodzisław Śląski		Wodzisław Śląski		Opis Plan instalacji elektrycznej	
	Podpis	Nazwa		Opis projektu Wył.główny p.poż, ośw.awaryjne, oddymianie klatek schodowych	
Opracowujący:		mgr inż.Piotr Garbaczewski			
Sprawdził:		mgr inż:Piotr Garbaczewski			
Klient: Wspólnota Mieszkaniowa Nieruchomości				Numer projektu: E/13/2021	
Ulica: Kubsza 28, 28A				System oddymiania	
Miejscowość:Wodzisław Śląski				Parter	
				Nr.Rys. 2 B	

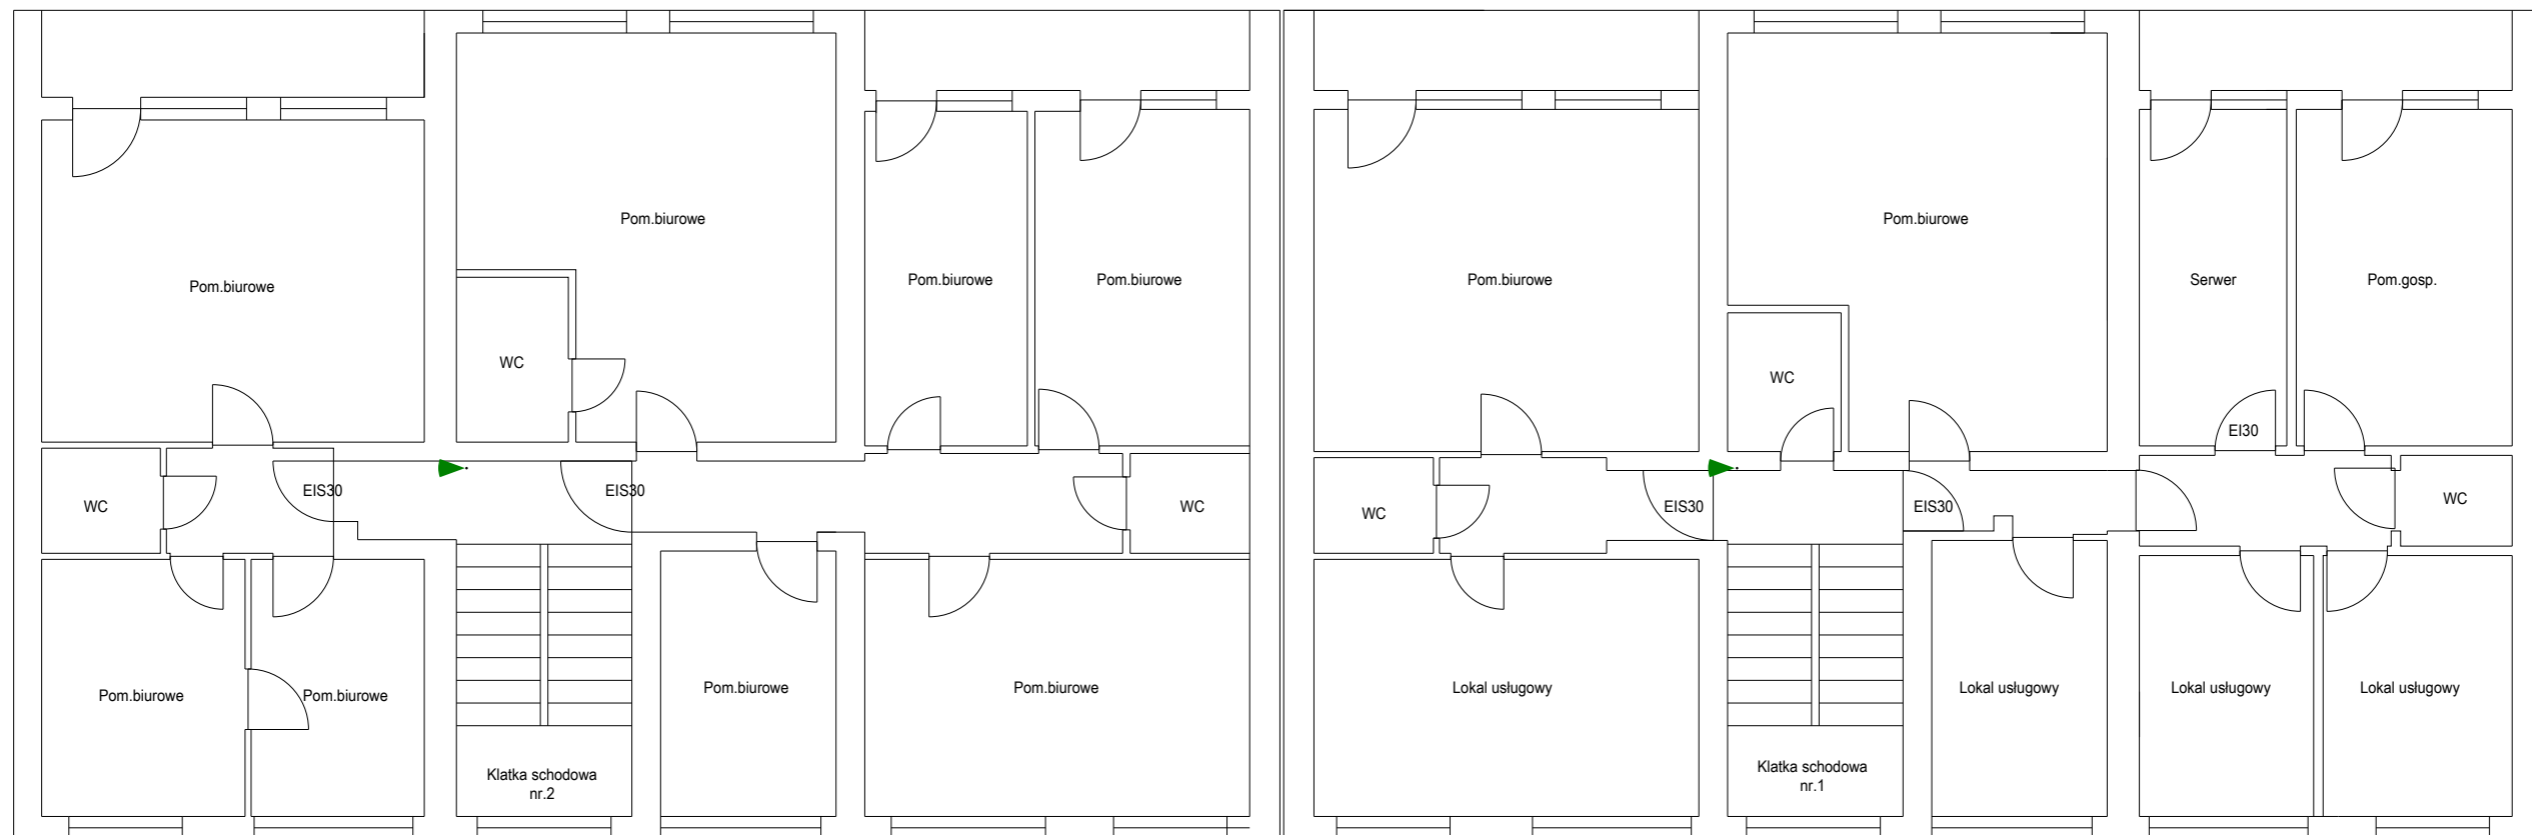


Adres budowy: Budynek usługowo biurowy Kubsza 28, 28A Wodzisław Śląski		Projektant: ELPROJEKT Piotr Garbaczewski Wiejska 64 Wodzisław Śląski		Skala 1:100	Data 06.09.21
				Nazwa Zabezpieczenie p.poż. budynku usługowo biurowego w Wodzisławiu ul.Kubsza 28	
				Opis Plan instalacji elektrycznej	
				Opis projektu Wył.główny p.poż, ośw.awaryjne, oddymianie klatek schodowych	
Opracowujący: _____ Sprawdził: _____		Podpis _____ Nazwa mgr inż.Piotr Garbaczewski mgr inż.Piotr Garbaczewski		Numer projektu: E/13/2021	
Klient: Wspólnota Mieszkaniowa Nieruchomości Ulica: Kubsza 28, 28A Miejscowość: Wodzisław Śląski				System oddymiania 1 Piętro	
				Nr.Rys. 3 B	

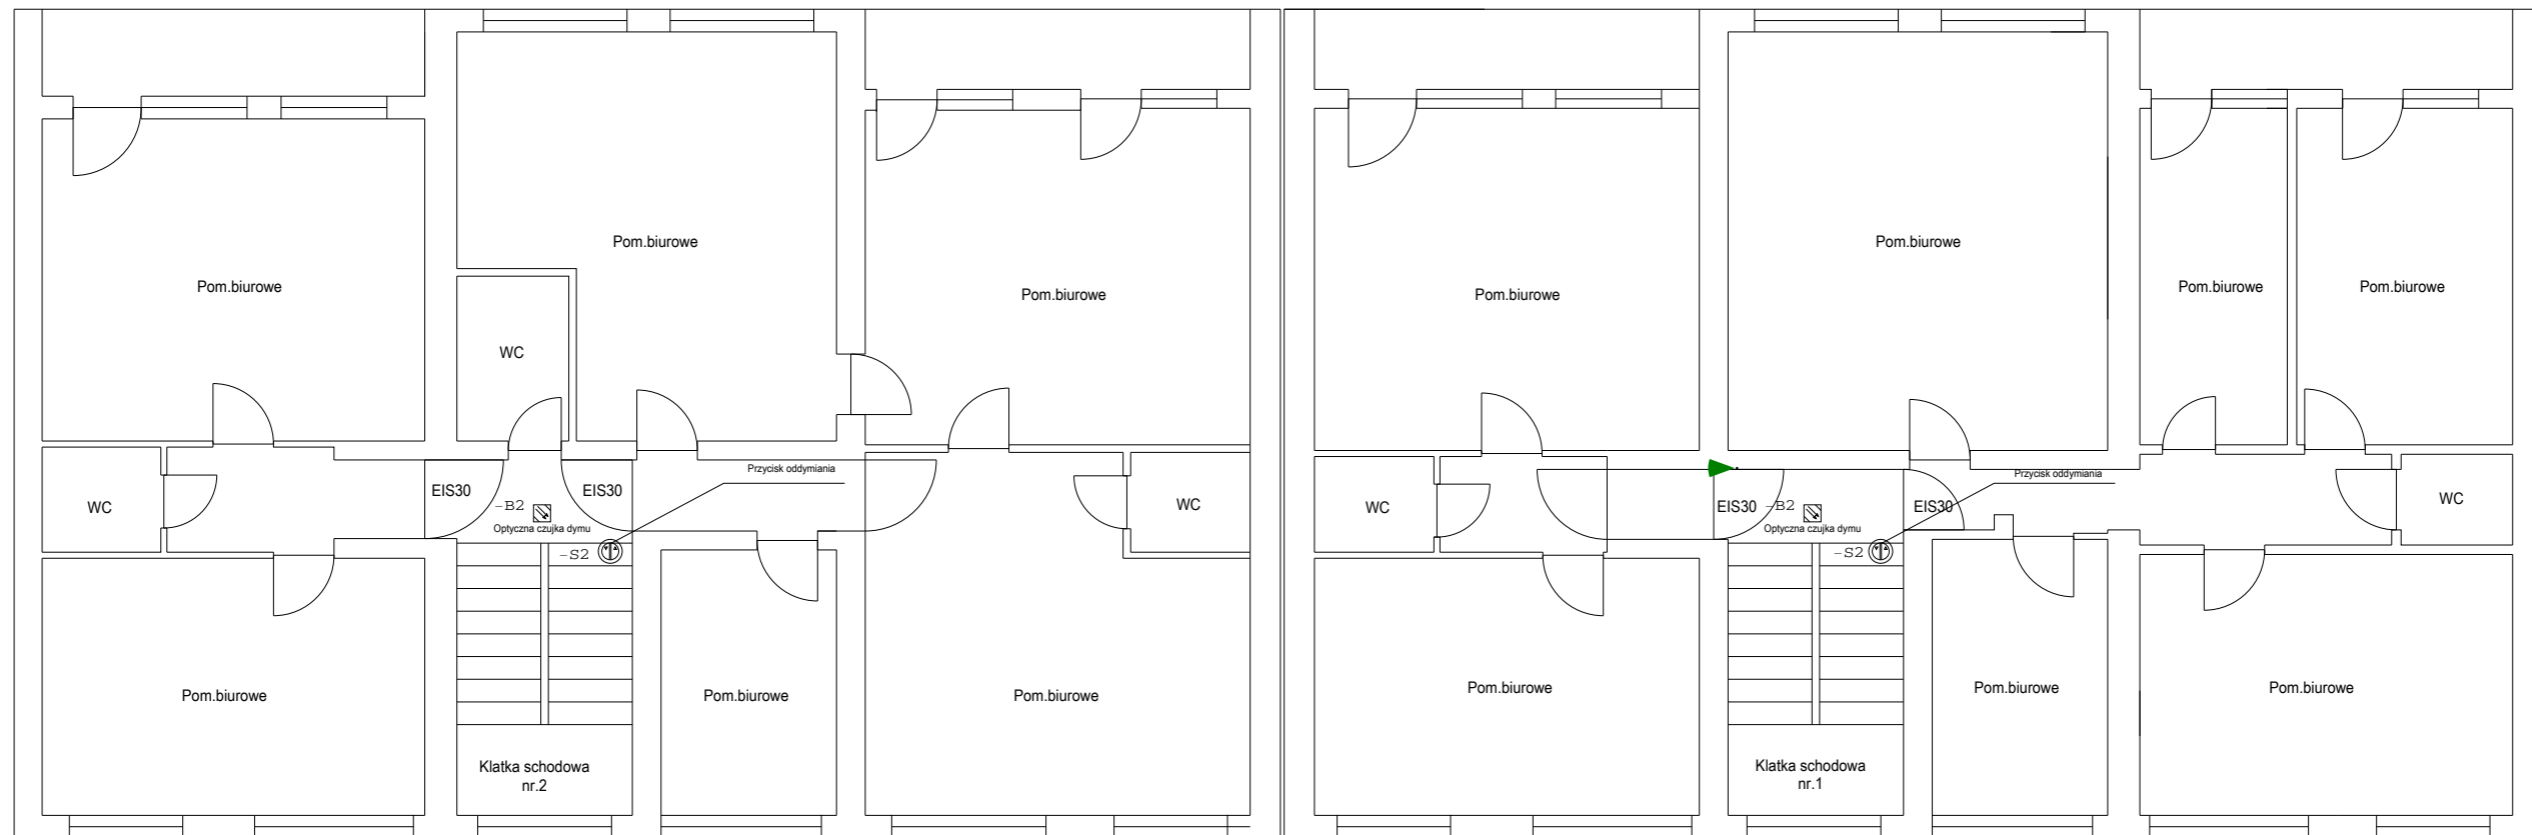

Adres budowy: Budynek usługowo biurowy		Projektant: ELPROJEKT Piotr Garbaczewski		Skala 1:100	Data 06.09.21
Kubsza 28, 28A		Wiejska 64		Nazwa Zabezpieczenie p.poż. budynku usługowo biurowego w Wodzisławiu ul.Kubsza 28	
Wodzisław Śląski		Wodzisław Śląski		Opis Plan instalacji elektrycznej	
	Podpis	Nazwa		Opis projektu Wył.główny p.poż, ośw.awaryjne, oddymianie klatek schodowych	
Opracowujący:		mgr inż.Piotr Garbaczewski			
Sprawdził:		mgr inż.Piotr Garbaczewski			
Klient: Wspólnota Mieszkaniowa Nieruchomości				Numer projektu: E/13/2021	
Ulica: Kubsza 28, 28A				System oddymiania	
Miejscowość: Wodzisław Śląski				2 Piętro	
				Nr.Rys. 4 B	

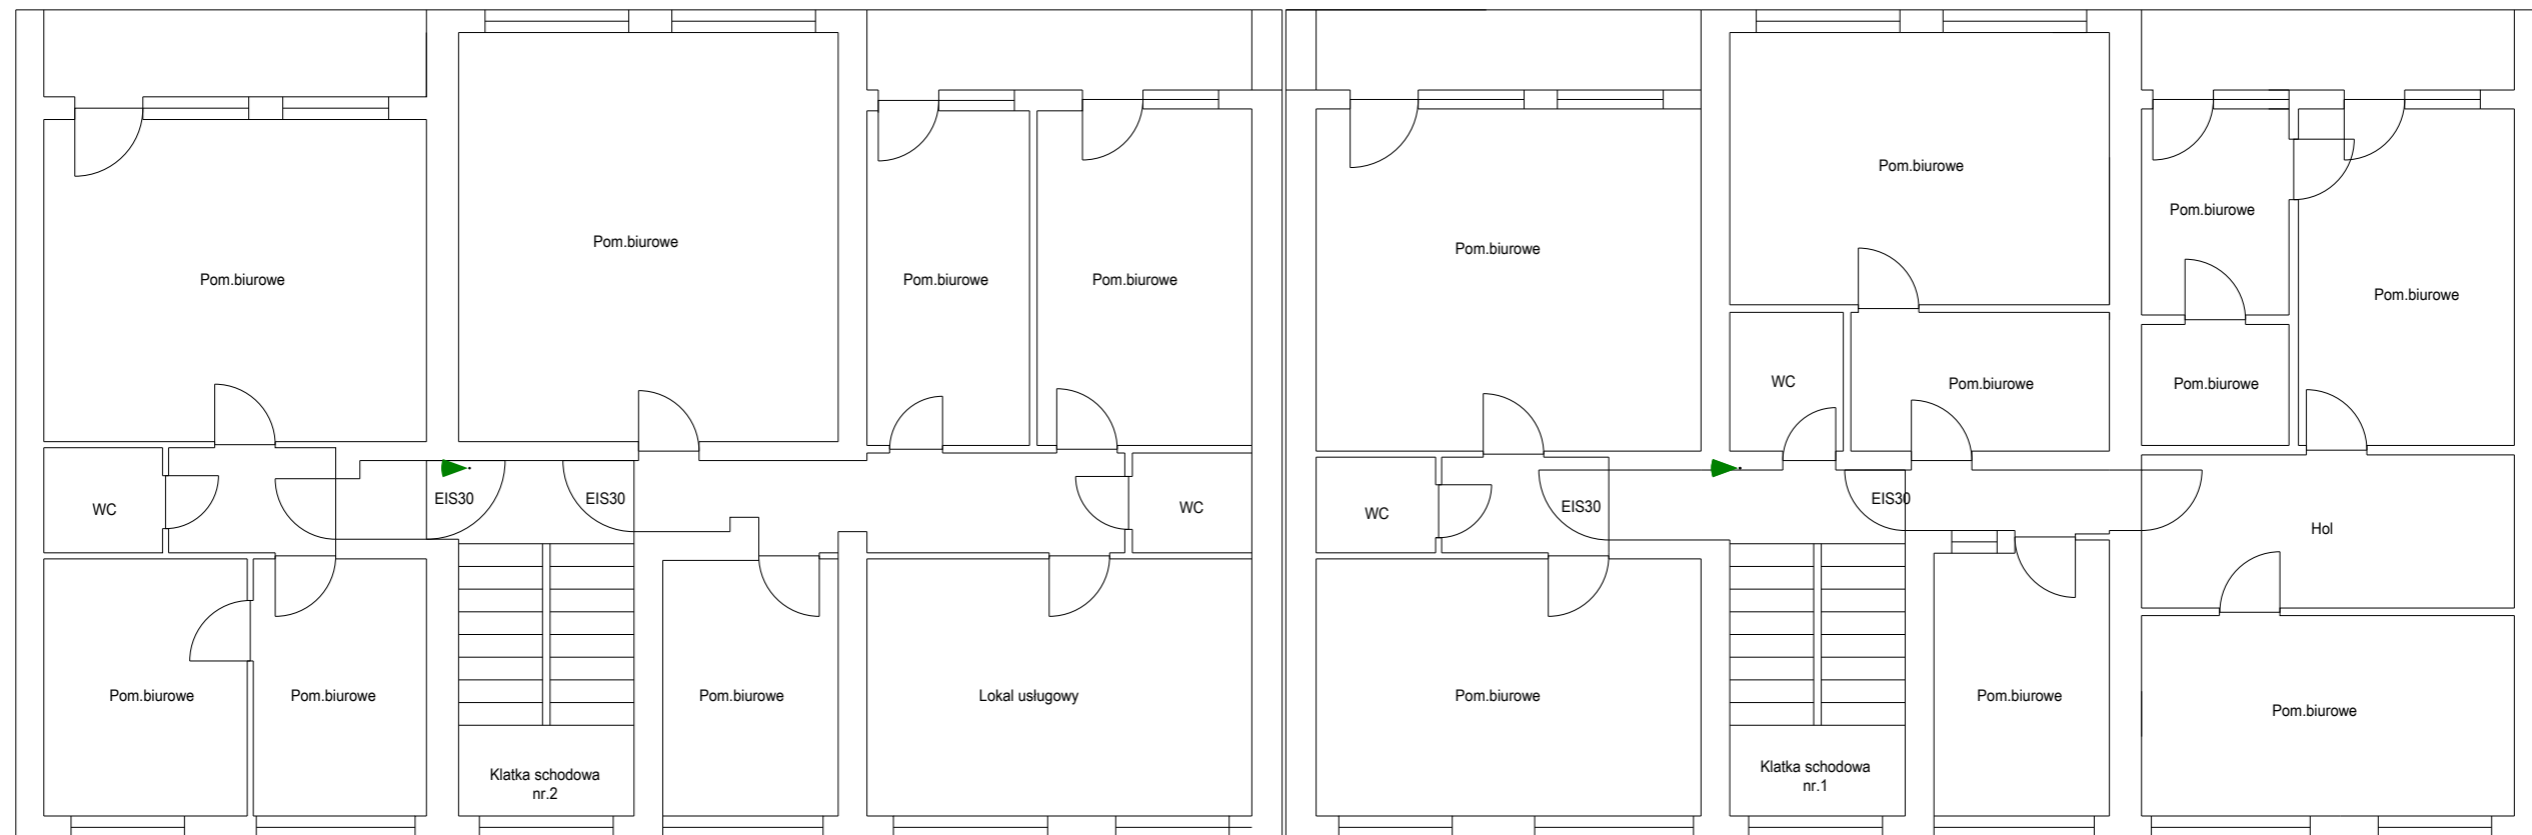

Adres budowy: Budynek usługowo biurowy Kubsza 28, 28A Wodzisław Śląski		Projektant: ELPROJEKT Piotr Garbaczewski Wiejska 64 Wodzisław Śląski		Skala 1:100	Data 06.09.21
				Nazwa Zabezpieczenie p.poż. budynku usługowo biurowego w Wodzisławiu ul.Kubsza 28 Opis Plan instalacji elektrycznej Opis projektu Wył.główny p.poż, ośw.awaryjne, oddymianie klatek schodowych	
	Podpis	Nazwa			
	Opracowujący:	mgr inż.Piotr Garbaczewski			
	Sprawdził:	mgr inż.Piotr Garbaczewski			
Klient: Wspólnota Mieszkaniowa Nieruchomości Ulica: Kubsza 28, 28A Miejscowość: Wodzisław Śląski		Numer projektu: E/13/2021		Nr.Rys. 5 B	
		System oddymiania 3 Piętro			

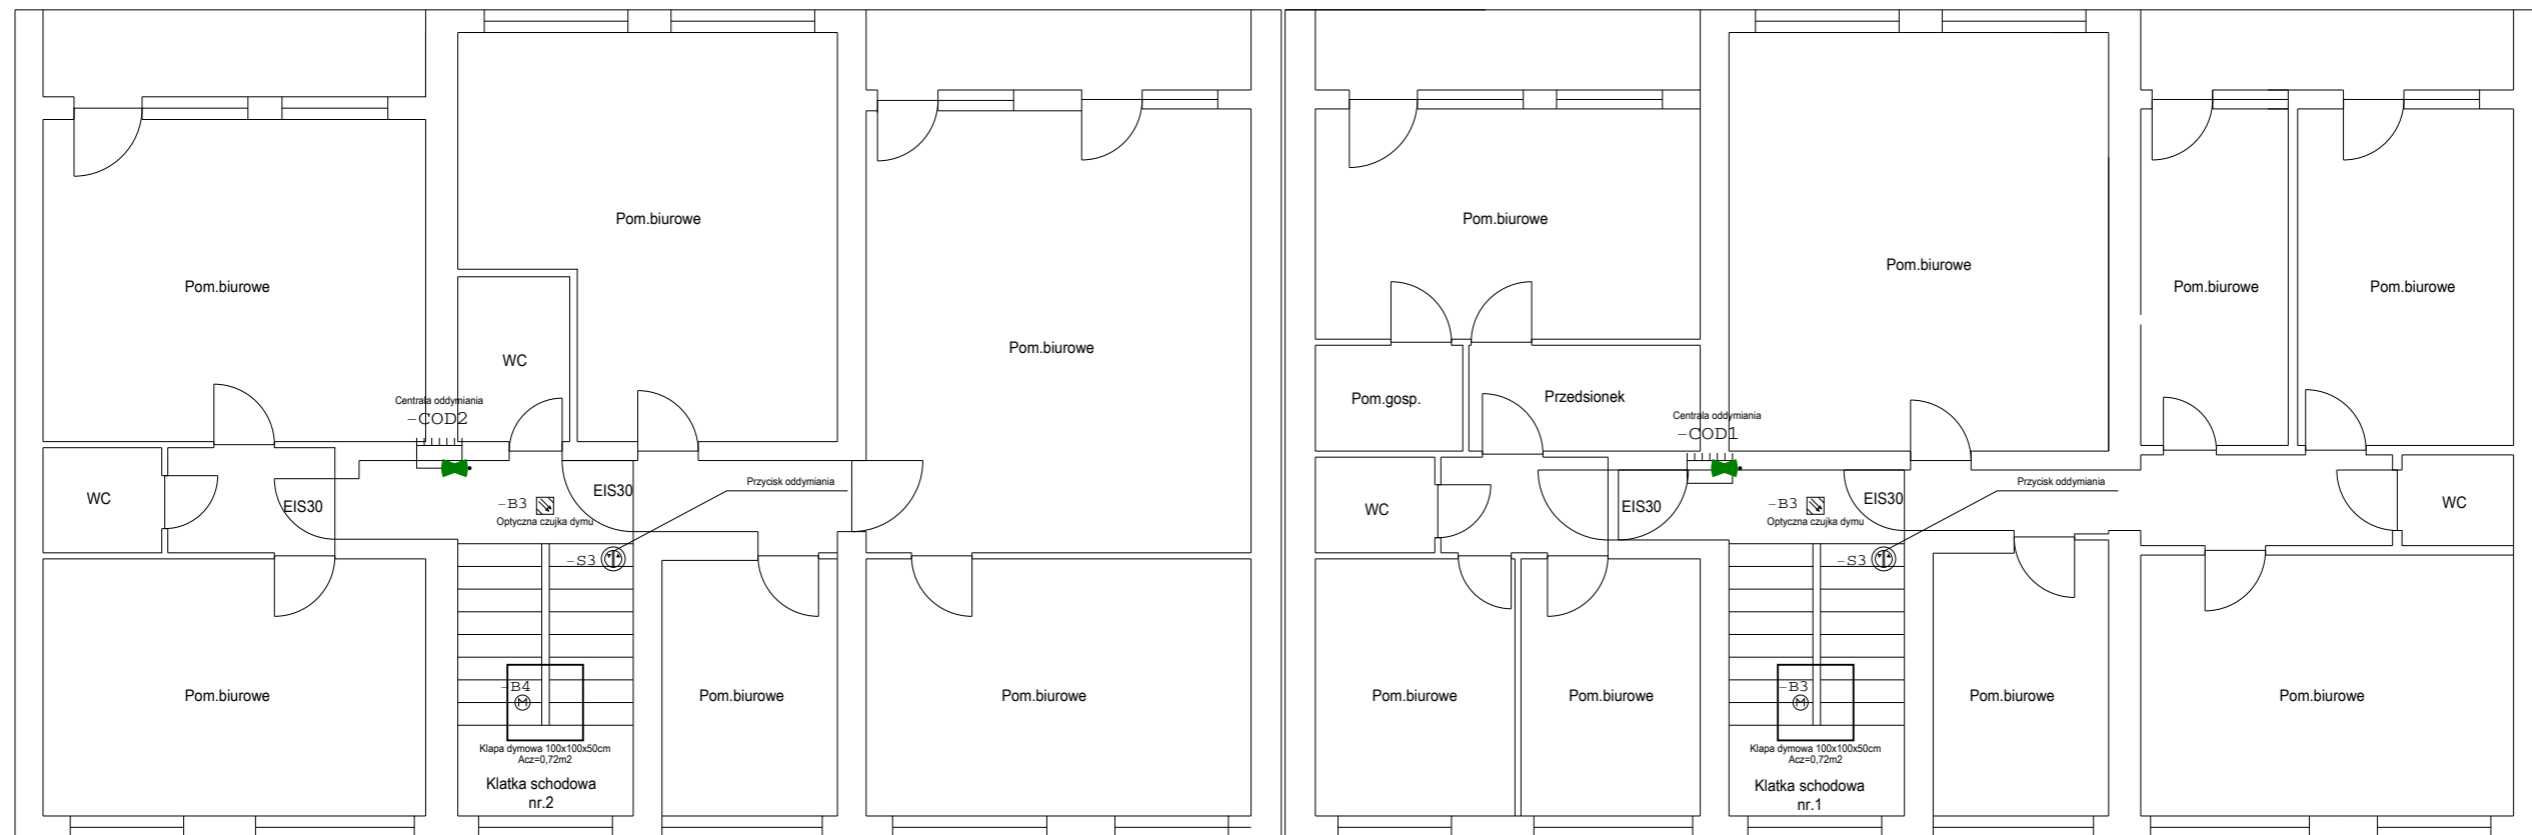

Adres budowy: Budynek usługowo biurowy		Projektant: ELPROJEKT Piotr Garbaczewski		Skala 1:100	Data 06.09.21
Kubsza 28, 28A		Wiejska 64		Nazwa Zabezpieczenie p.poż. budynku usługowo biurowego w Wodzisławiu ul.Kubsza 28	
Wodzisław Śląski		Wodzisław Śląski		Opis Plan instalacji elektrycznej	
	Podpis	Nazwa		Opis projektu Wył.główny p.poż, ośw.awaryjne, oddymianie klatek schodowych	
Opracowujący:		mgr inż.Piotr Garbaczewski			
Sprawdził:		mgr inż.Piotr Garbaczewski			
Klient: Wspólnota Mieszkaniowa Nieruchomości			Numer projektu: E/13/2021		Nr.Rys.
Ulica: Kubsza 28, 28A			System oddymiania		6
Miejscowość: Wodzisław Śląski			4 Piętro		B