



Adres budowy: Budynek usługowo biurowy		Projektant: ELPROJEKT Piotr Garbaczewski		Skala 1:100		Data 06.09.21		
Kubsza 28, 28A		Wiejska 64		Nazwa Zabezpieczenie p.poż. budynku usługowo biurowego w Wodzisławiu ul.Kubsza 28				
Wodzisław Śląski		Wodzisław Śląski						
Opracowujący:		Podpis		Nazwa		Opis Plan instalacji elektrycznej		
Sprawdził:		mgr inż.Piotr Garbaczewski		mgr inż.Piotr Garbaczewski				
Klient:		Wspólnota Mieszkaniowa Nieruchomości		Numer projektu:		E/13/2021		
Ulica:		Kubsza 28, 28A		Wylącznik główny p.poż, ośw.awaryjne Piwnica				
Miejscowość:		Wodzisław Śląski						
								Nr.Rys.
								1
								A

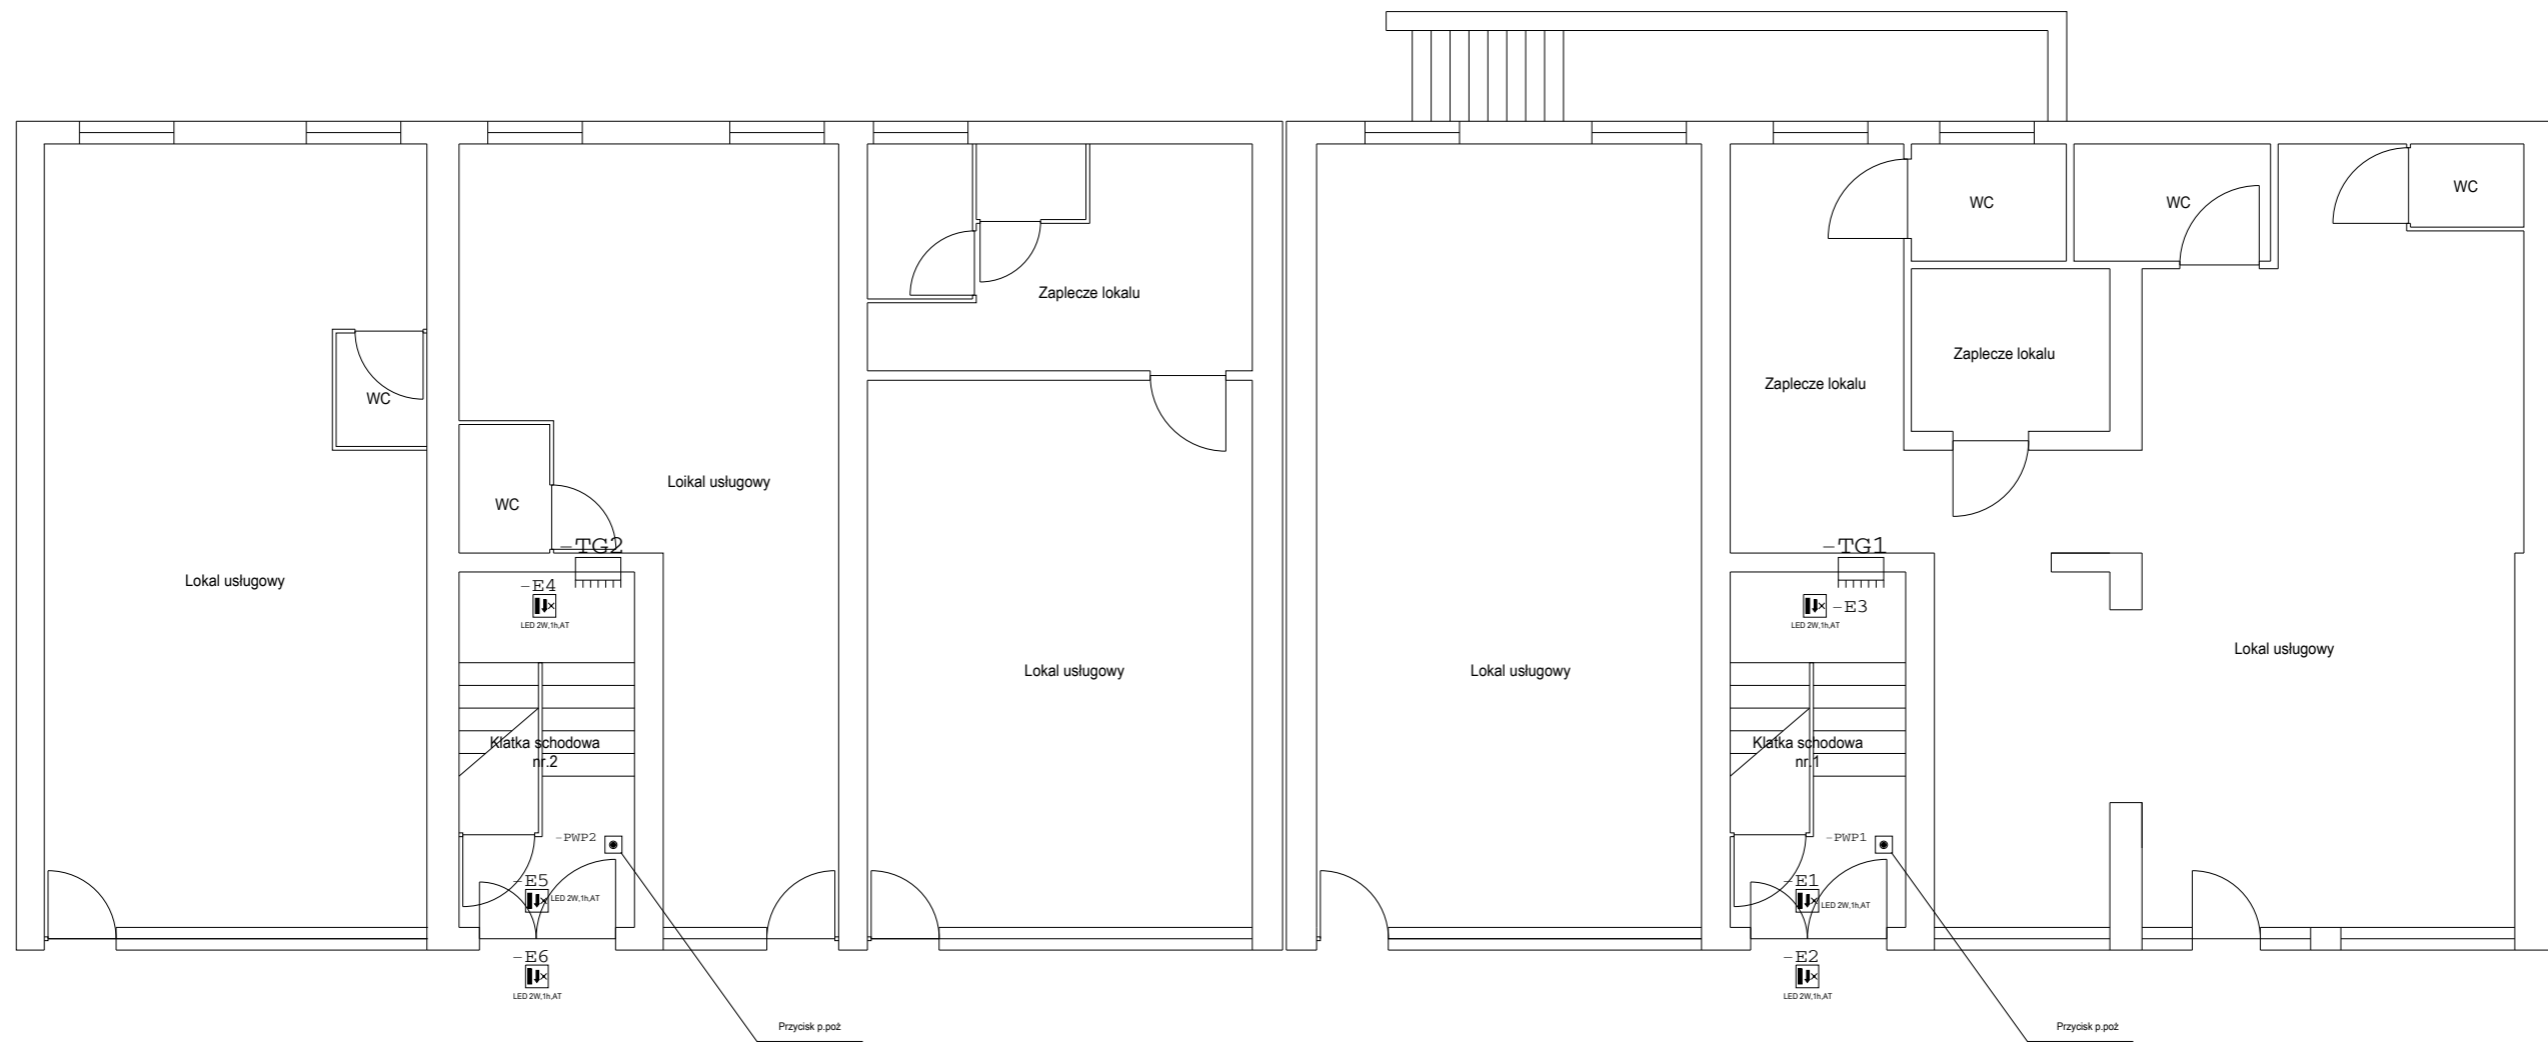


Segment budynku nr.28A

Segment budynku nr.28


Adres budowy: Budynek usługowo biurowy		Projektant: ELPROJEKT Piotr Garbaczewski		Skala 1:100	Data 06.09.21
Kubsza 28, 28A		Wiejska 64		Nazwa Zabezpieczenie p.poż. budynku usługowo biurowego w Wodzisławiu ul.Kubsza 28	
Wodzisław Śląski		Wodzisław Śląski		Opis Plan instalacji elektrycznej	
	Podpis	Nazwa		Opis projektu Wył.główny p.poż, ośw.awaryjne, oddymianie klatek schodowych	
Opracowujący:		mgr inż.Piotr Garbaczewski			
Sprawdził:		mgr inż:Piotr Garbaczewski			
Klient: Wspólnota Mieszkaniowa Nieruchomości		Numer projektu: E/13/2021			Nr.Rys.
Ulica: Kubsza 28, 28A		Wyłącznik główny p.poż, ośw.awaryjne			2
Miejscowość:Wodzisław Śląski		Parter			A

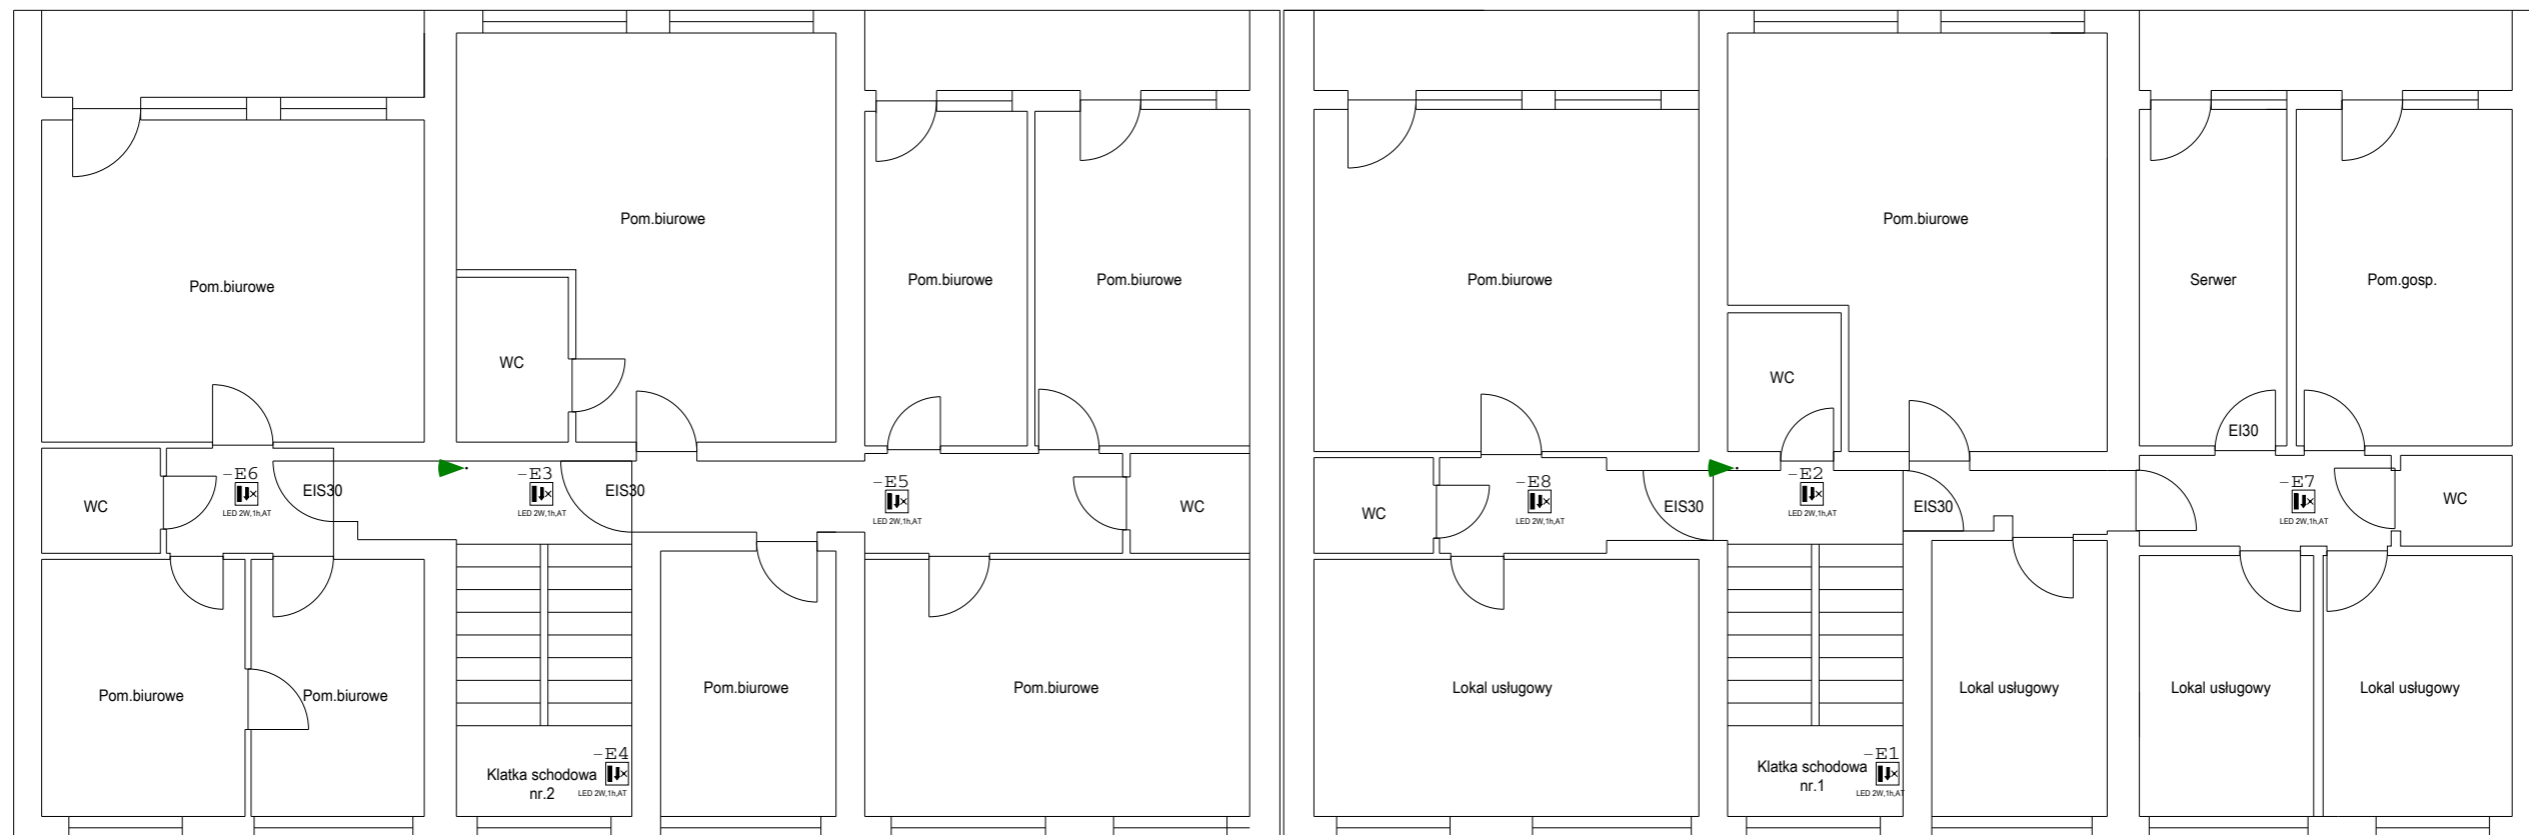


Adres budowy: Budynek usługowo biurowy		Projektant: ELPROJEKT Piotr Garbaczewski		Skala 1:100		Data 06.09.21	
Kubsza 28, 28A		Wiejska 64		Nazwa Zabezpieczenie p.poż. budynku usługowo biurowego w Wodzisławiu ul.Kubsza 28			
Wodzisław Śląski		Wodzisław Śląski		Opis Plan instalacji elektrycznej			
Opracowujący:		Podpis		Nazwa		Opis projektu Wył.główny p.poż, ośw.awaryjne, oddymianie klatek schodowych	
Sprawdził:				mgr inż.Piotr Garbaczewski			
Klient:		Wspólnota Mieszkaniowa Nieruchomości		Numer projektu: E/13/2021			Nr.Rys.
Ulica:		Kubsza 28, 28A		Wyłącznik główny p.poż, ośw.awaryjne			3
Miejscowość: Wodzisław Śląski					1 Piętro		A

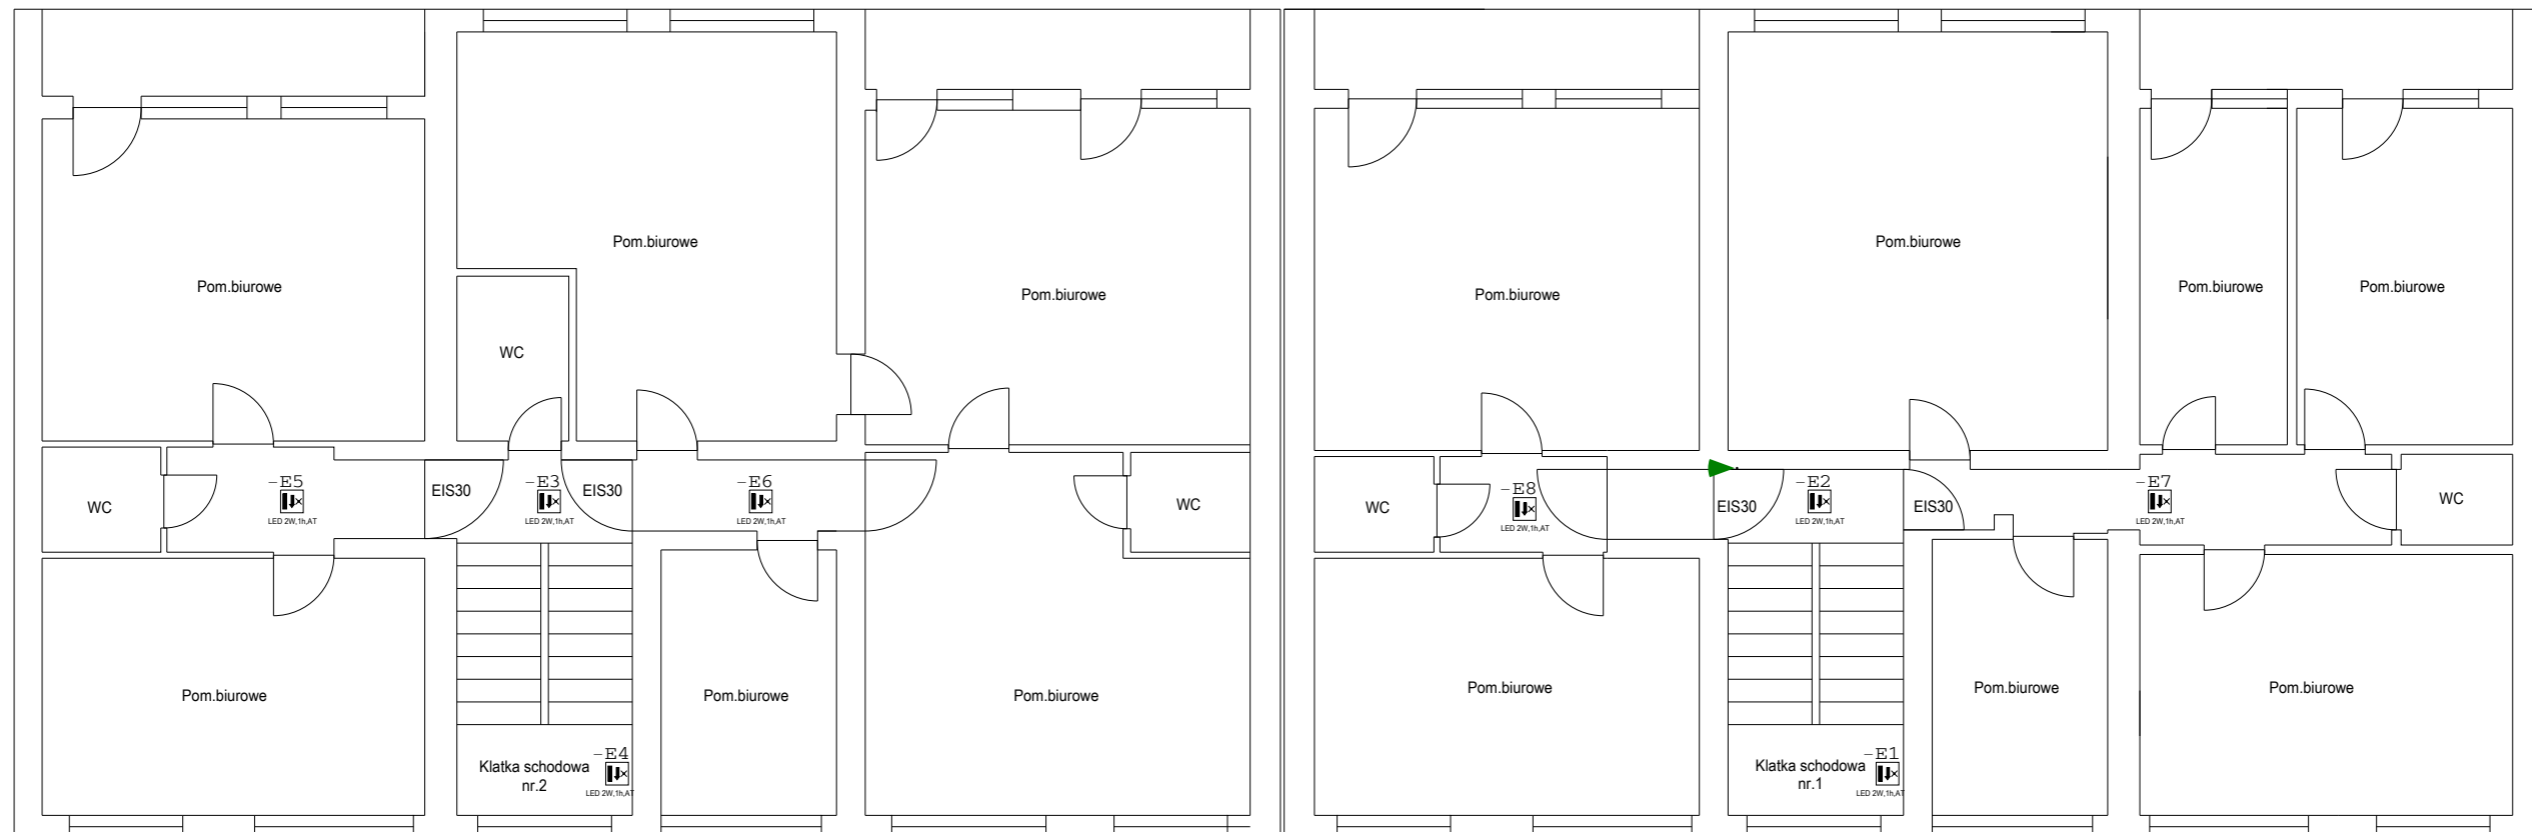

Adres budowy: Budynek usługowo biurowy		Projektant: ELPROJEKT Piotr Garbaczewski		Skala 1:100		Data 06.09.21	
Kubsza 28, 28A		Wiejska 64		Nazwa Zabezpieczenie p.poż. budynku usługowo biurowego w Wodzisławiu ul.Kubsza 28			
Wodzisław Śląski		Wodzisław Śląski		Opis Plan instalacji elektrycznej			
Opracowujący:		Podpis		Nazwa		Opis projektu Wył.główny p.poż, ośw.awaryjne, oddymianie klatek schodowych	
Sprawdził:				mgr inż.Piotr Garbaczewski			
Klient: Wspólnota Mieszkaniowa Nieruchomości				Numer projektu: E/13/2021		Nr.Rys. 4	
Ulica: Kubsza 28, 28A				Wyłącznik główny p.poż, ośw.awaryjne		A	
Miejscowość: Wodzisław Śląski				2 Piętro			

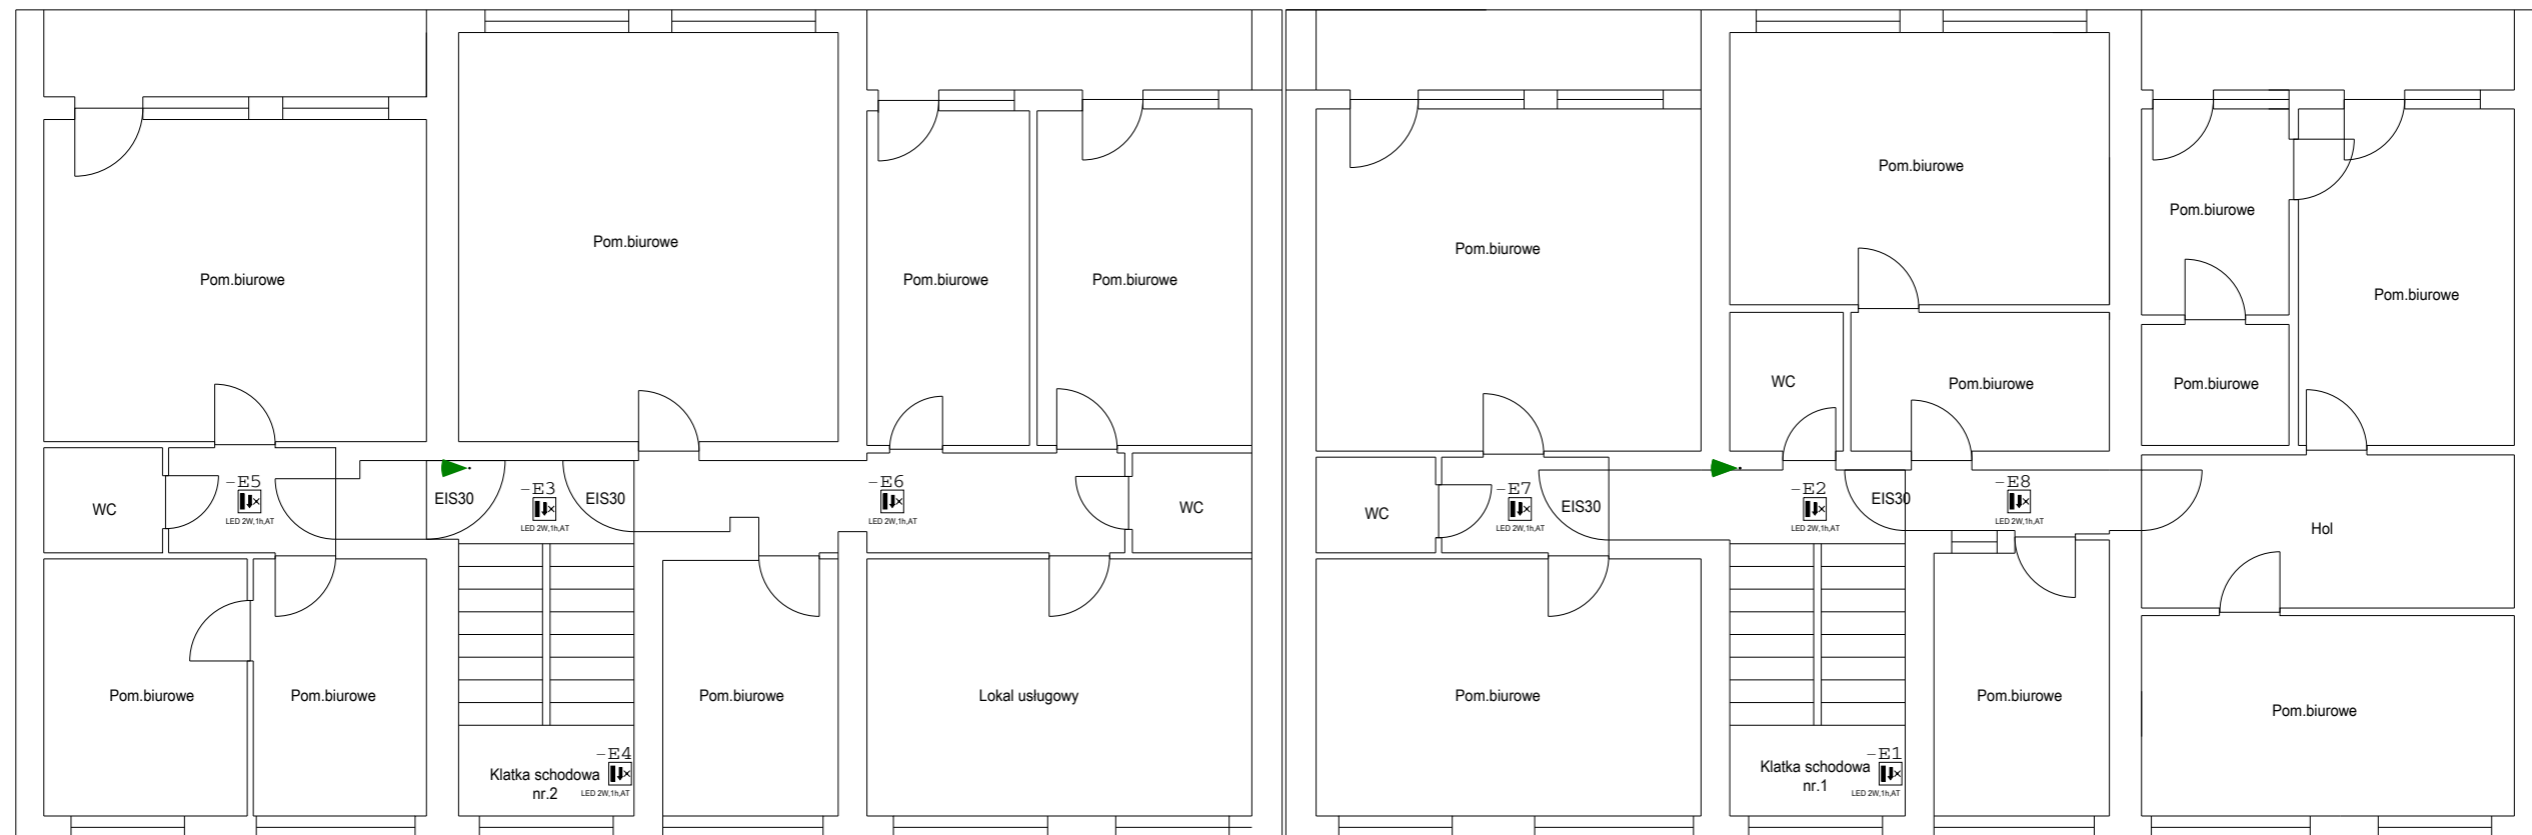

Adres budowy: Budynek usługowo biurowy		Projektant: ELPROJEKT Piotr Garbaczewski		Skala 1:100		Data 06.09.21	
Kubsza 28, 28A		Wiejska 64		Nazwa Zabezpieczenie p.poż. budynku usługowo biurowego w Wodzisławiu ul.Kubsza 28			
Wodzisław Śląski		Wodzisław Śląski		Opis Plan instalacji elektrycznej			
Opracowujący:		Podpis		Nazwa		Opis projektu Wył.główny p.poż, ośw.awaryjne, oddymianie klatek schodowych	
Sprawdził:				mgr inż.Piotr Garbaczewski			
Klient: Wspólnota Mieszkaniowa Nieruchomości				Numer projektu: E/13/2021		Nr.Rys.	
Ulica: Kubsza 28, 28A				Wyłącznik główny p.poż, ośw.awaryjne		5	
Miejscowość:Wodzisław Śląski				3 Piętro		A	

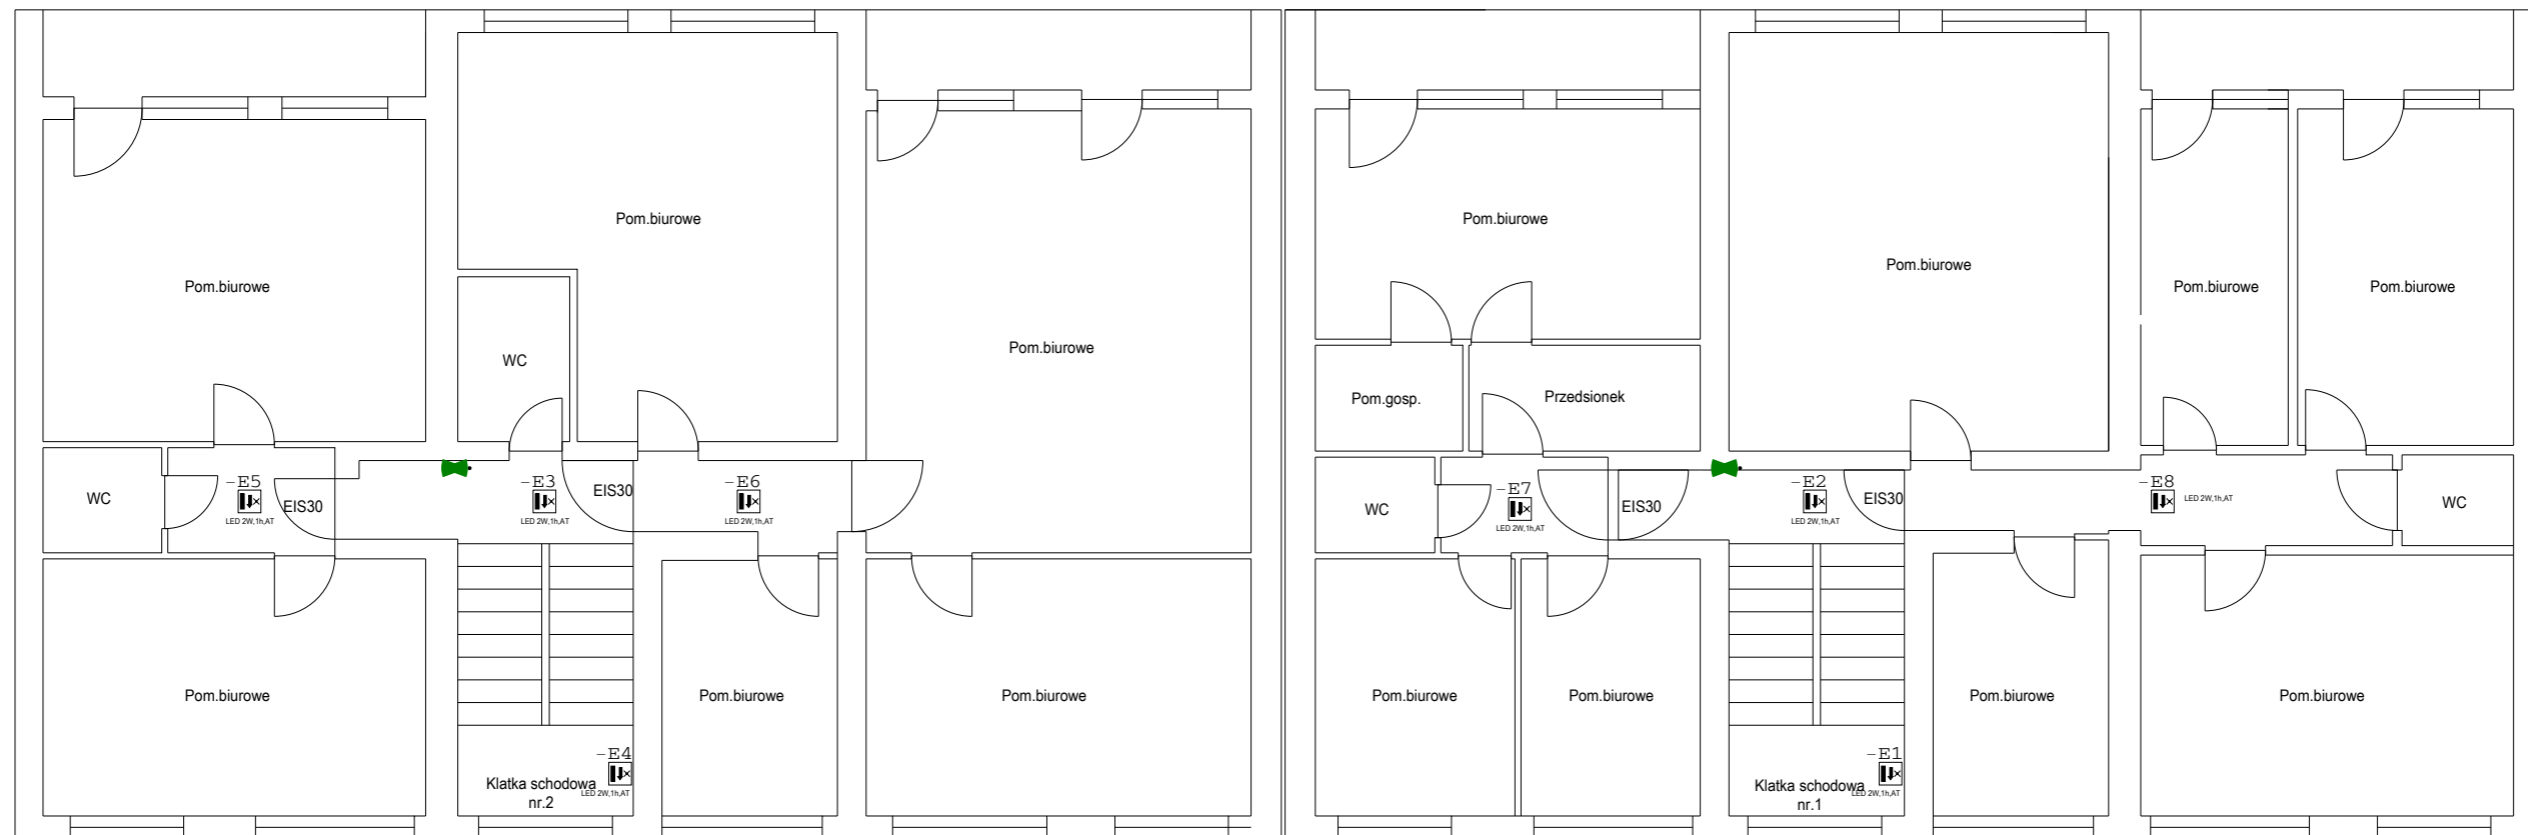

Adres budowy: Budynek usługowo biurowy		Projektant: ELPROJEKT Piotr Garbaczewski		Skala 1:100		Data 06.09.21	
Kubsza 28, 28A		Wiejska 64		Nazwa Zabezpieczenie p.poż. budynku usługowo biurowego w Wodzisławiu ul.Kubsza 28			
Wodzisław Śląski		Wodzisław Śląski		Opis Plan instalacji elektrycznej			
Opracowujący:		Podpis		Nazwa		Opis projektu Wył.główny p.poż, ośw.awaryjne, oddymianie klatek schodowych	
Sprawdził:				mgr inż.Piotr Garbaczewski			
Klient: Wspólnota Mieszkaniowa Nieruchomości				Numer projektu: E/13/2021		Nr.Rys. 6	
Ulica: Kubsza 28, 28A				Wyłącznik główny p.poż, ośw.awaryjne		A	
Miejscowość: Wodzisław Śląski				4 Piętro			